



田中工業

前川鉄工


工事名	令和8年度 建公第1号 滝田・八反田線配水管更新工事
路線名	町道滝田八反田線
施工箇所名	富加町 滝田 地内
図面の種類	平面図1
縮尺	S=1:500 図面番号 22葉之内1
会社名	
事務所名	富加町役場

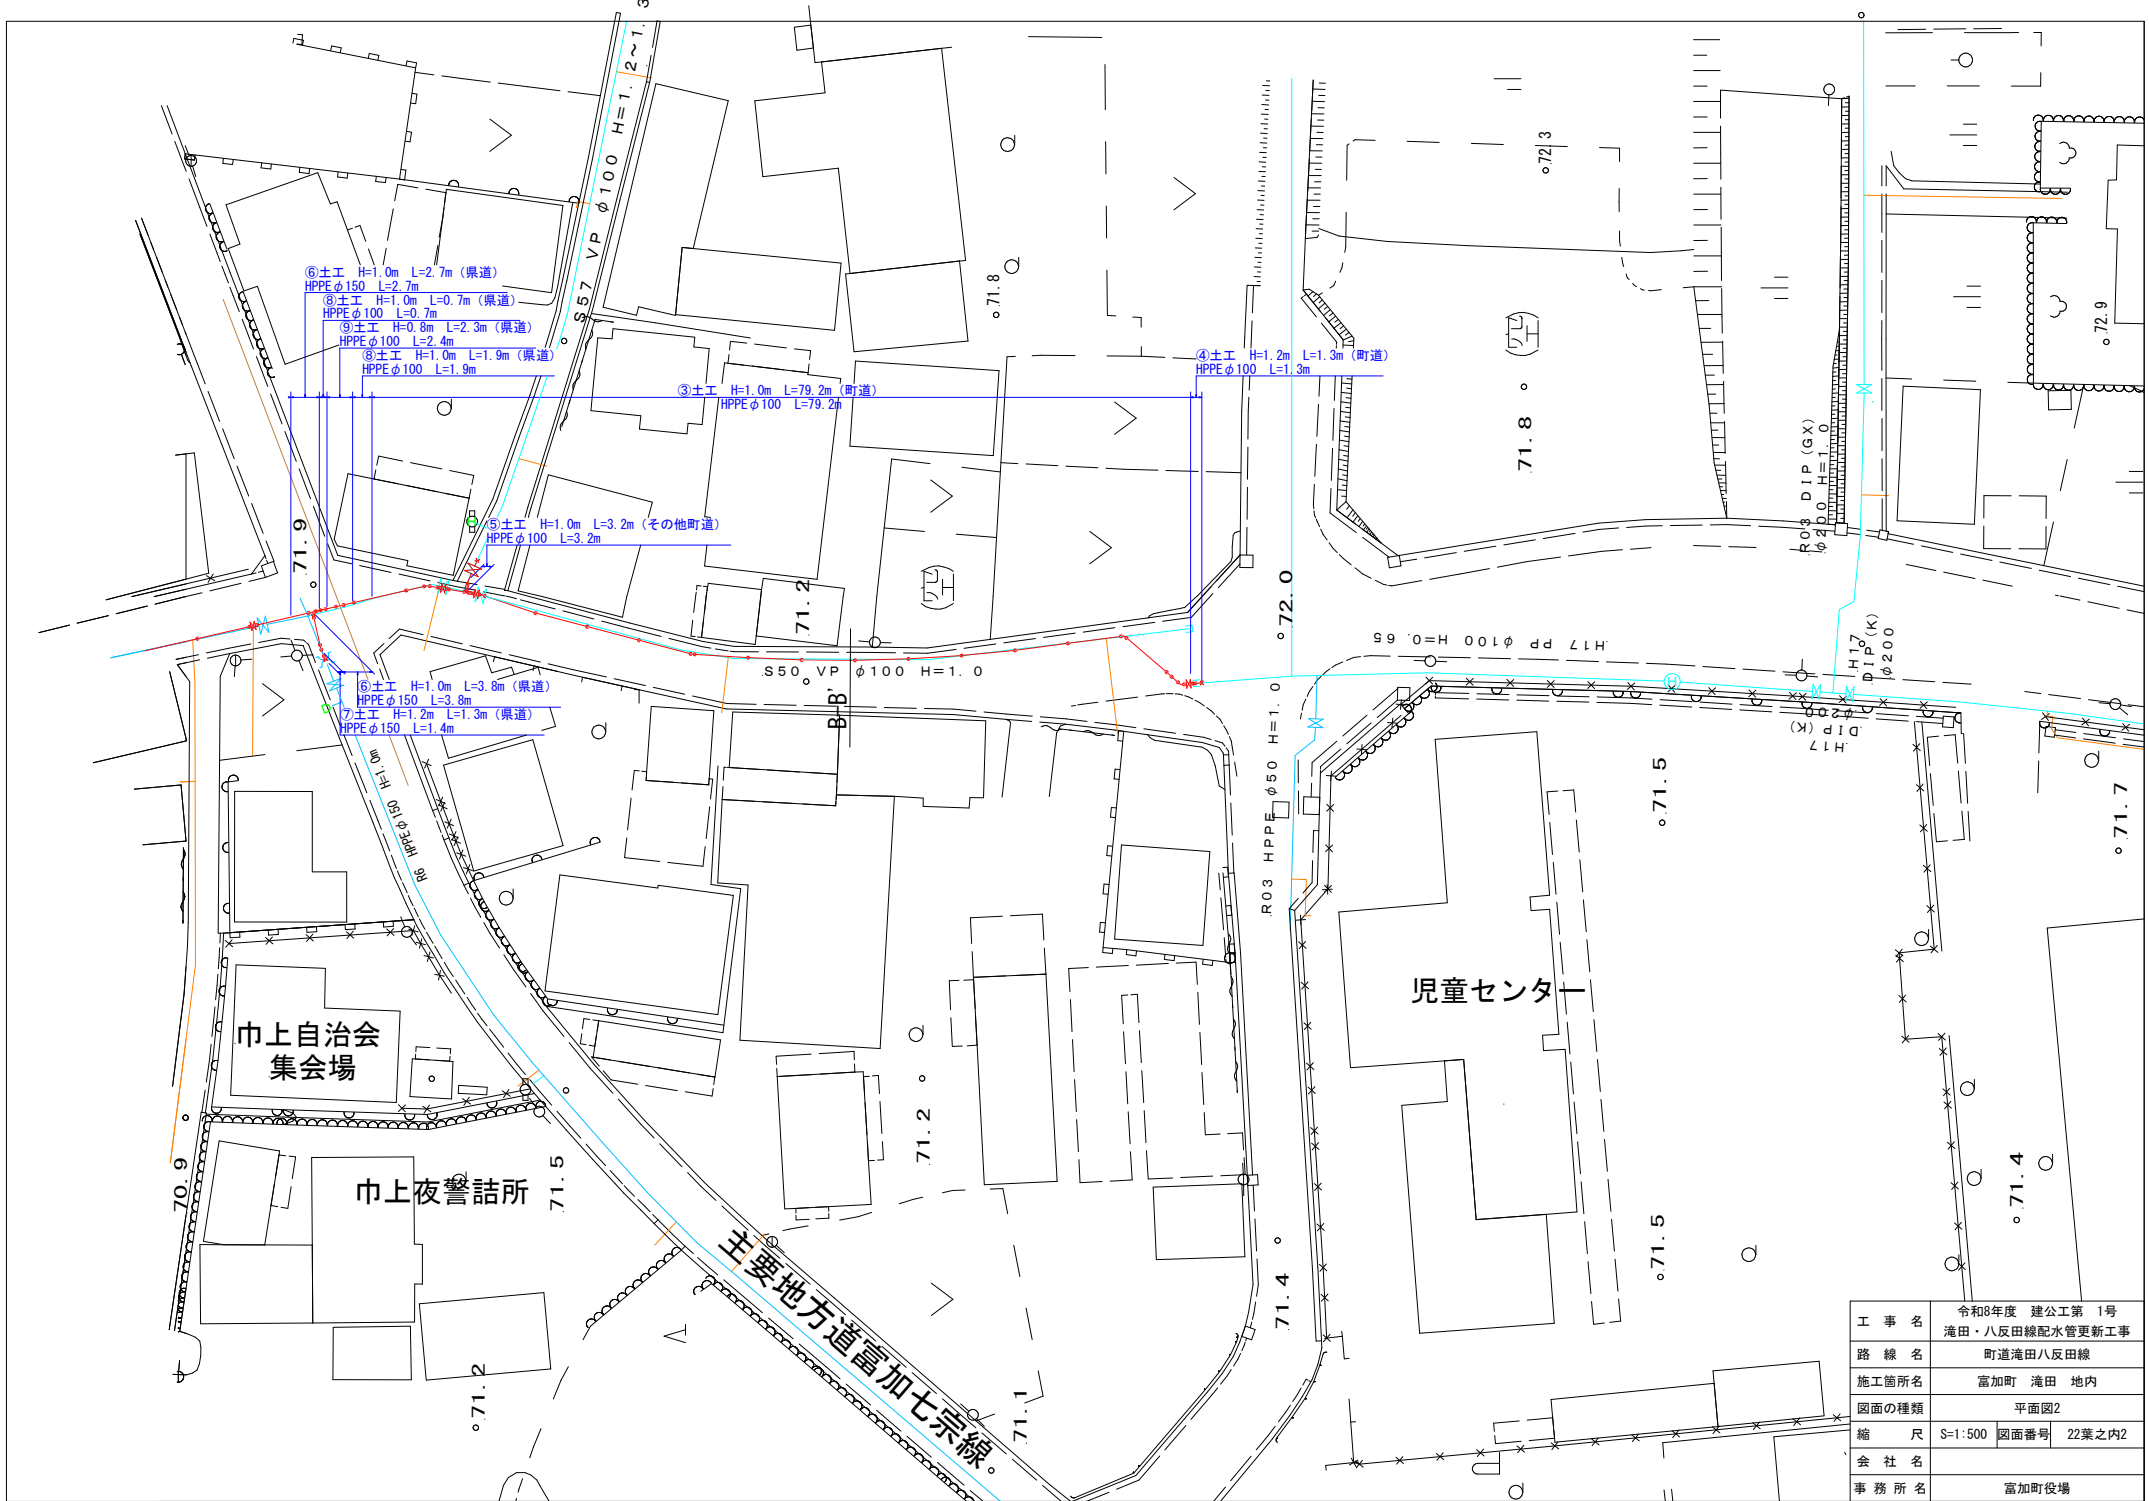



工事名	令和8年度 建公第1号 滝田・八反田線配水管更新工事
路線名	町道滝田八反田線
施工箇所名	富加町 滝田 地内
図面の種類	平面図2
縮尺	S=1:500 図面番号 22葉之内2
会社名	
事務所名	富加町役場

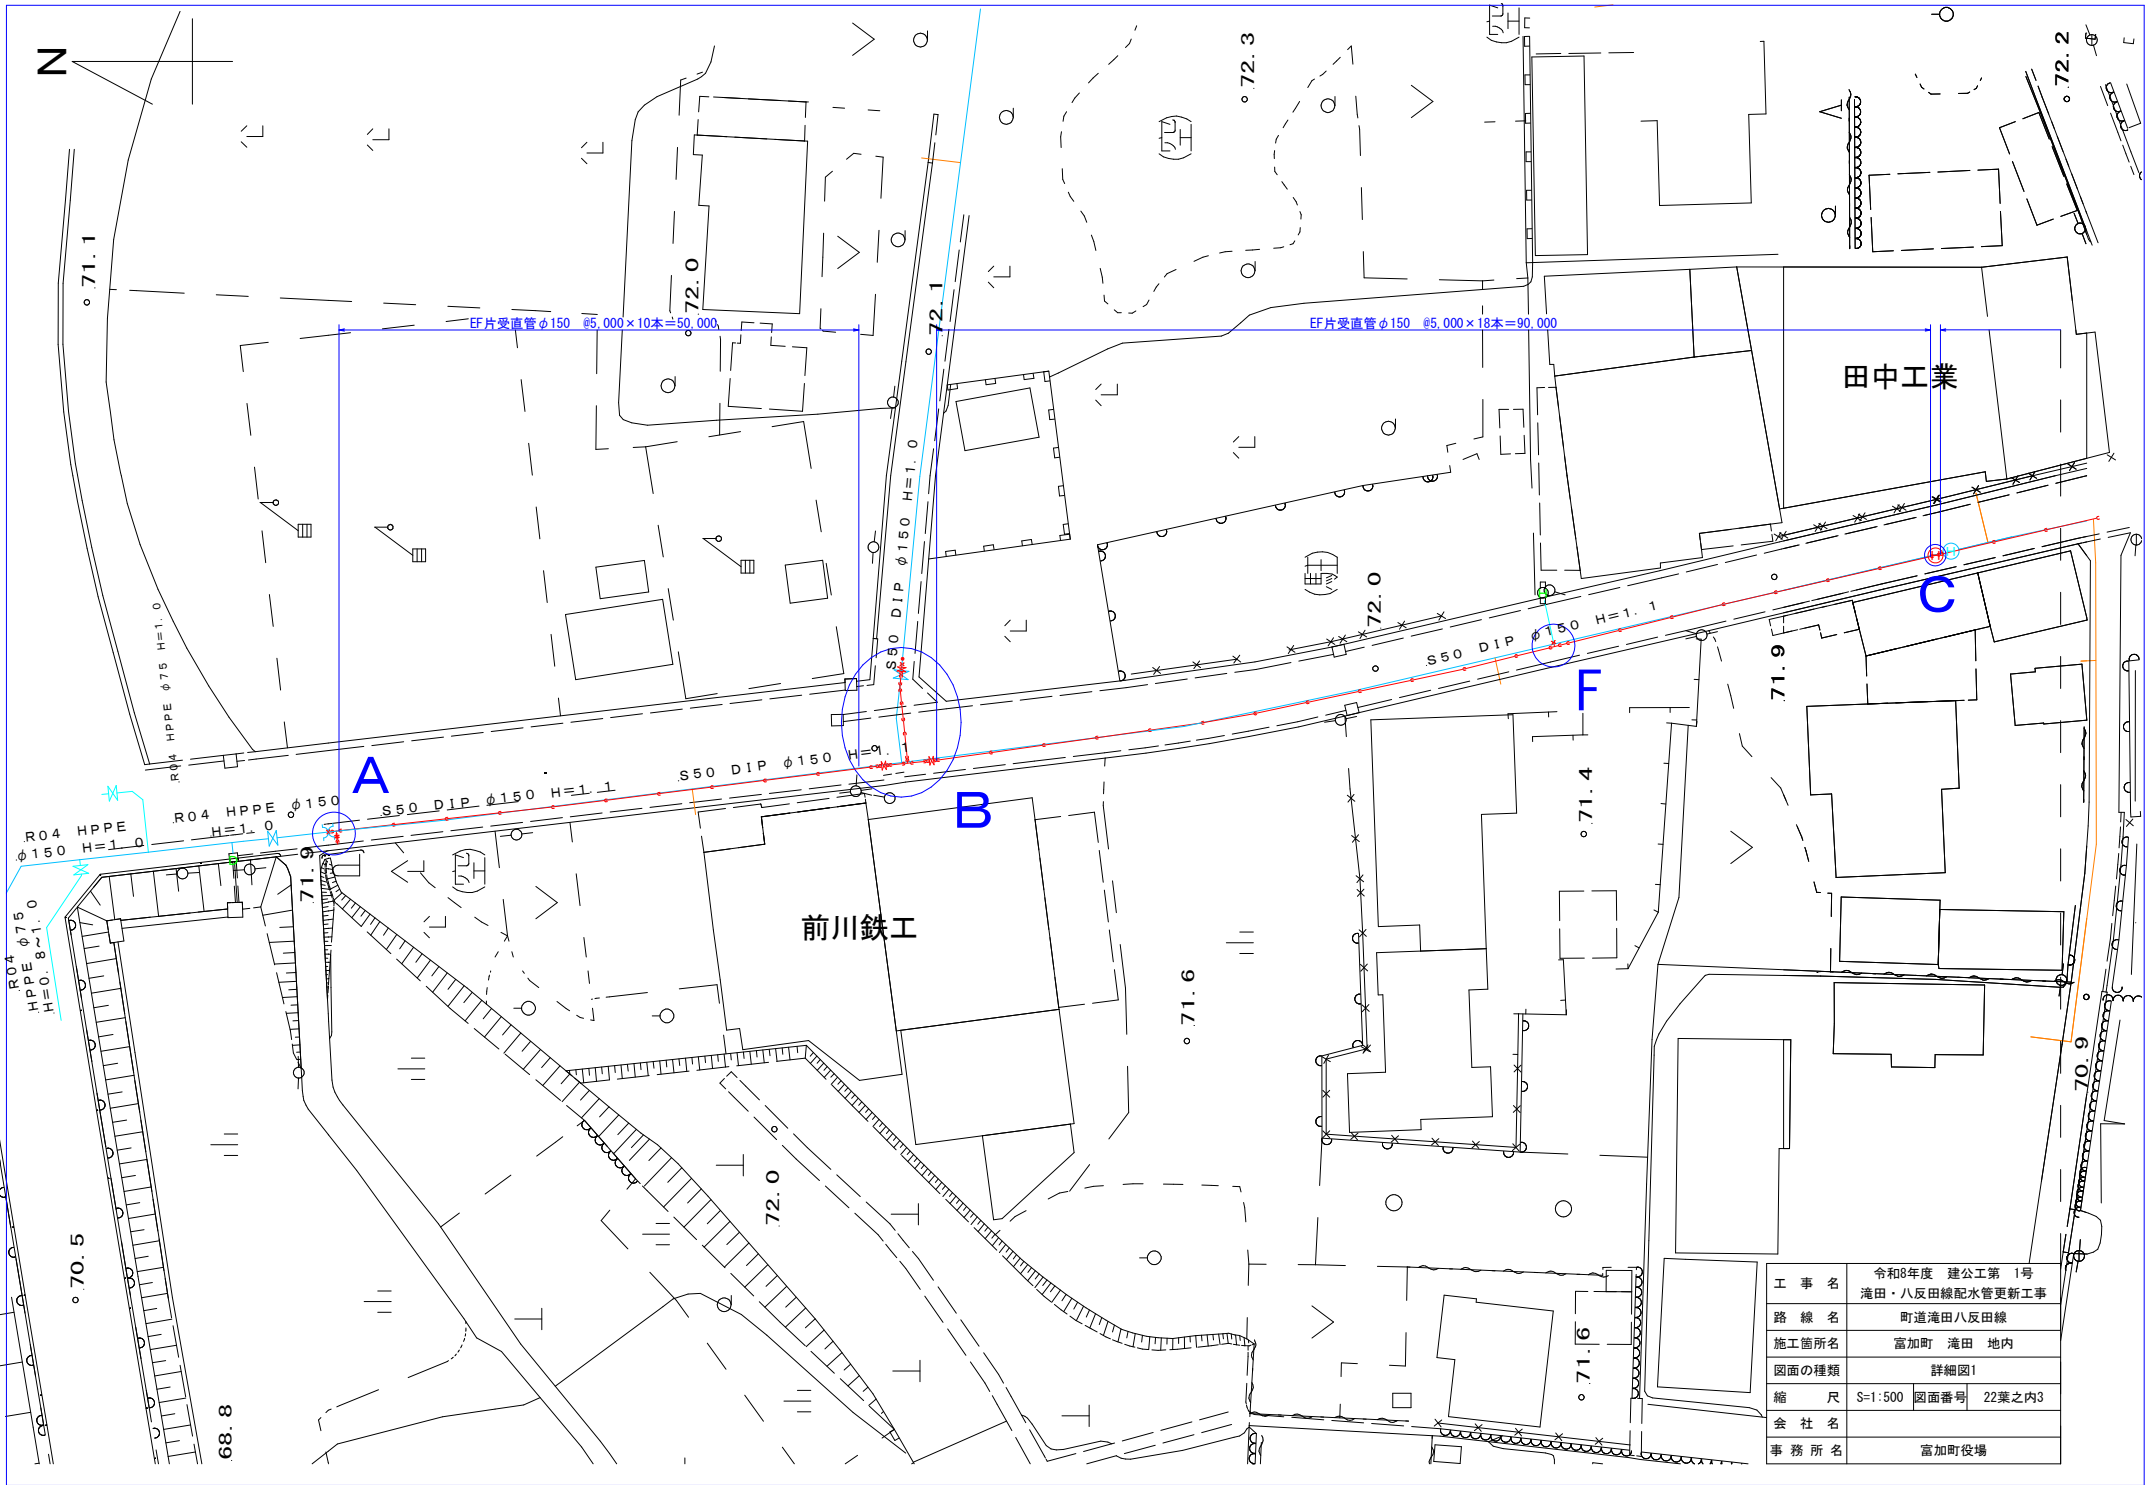


工事名	令和8年度 建公第1号 滝田・八反田線配水管更新工事
路線名	町道滝田八反田線
施工箇所名	富加町 滝田 地内
図面の種類	詳細図1
縮尺	S=1:500 図面番号 22葉之内3
会社名	
事務所名	富加町役場

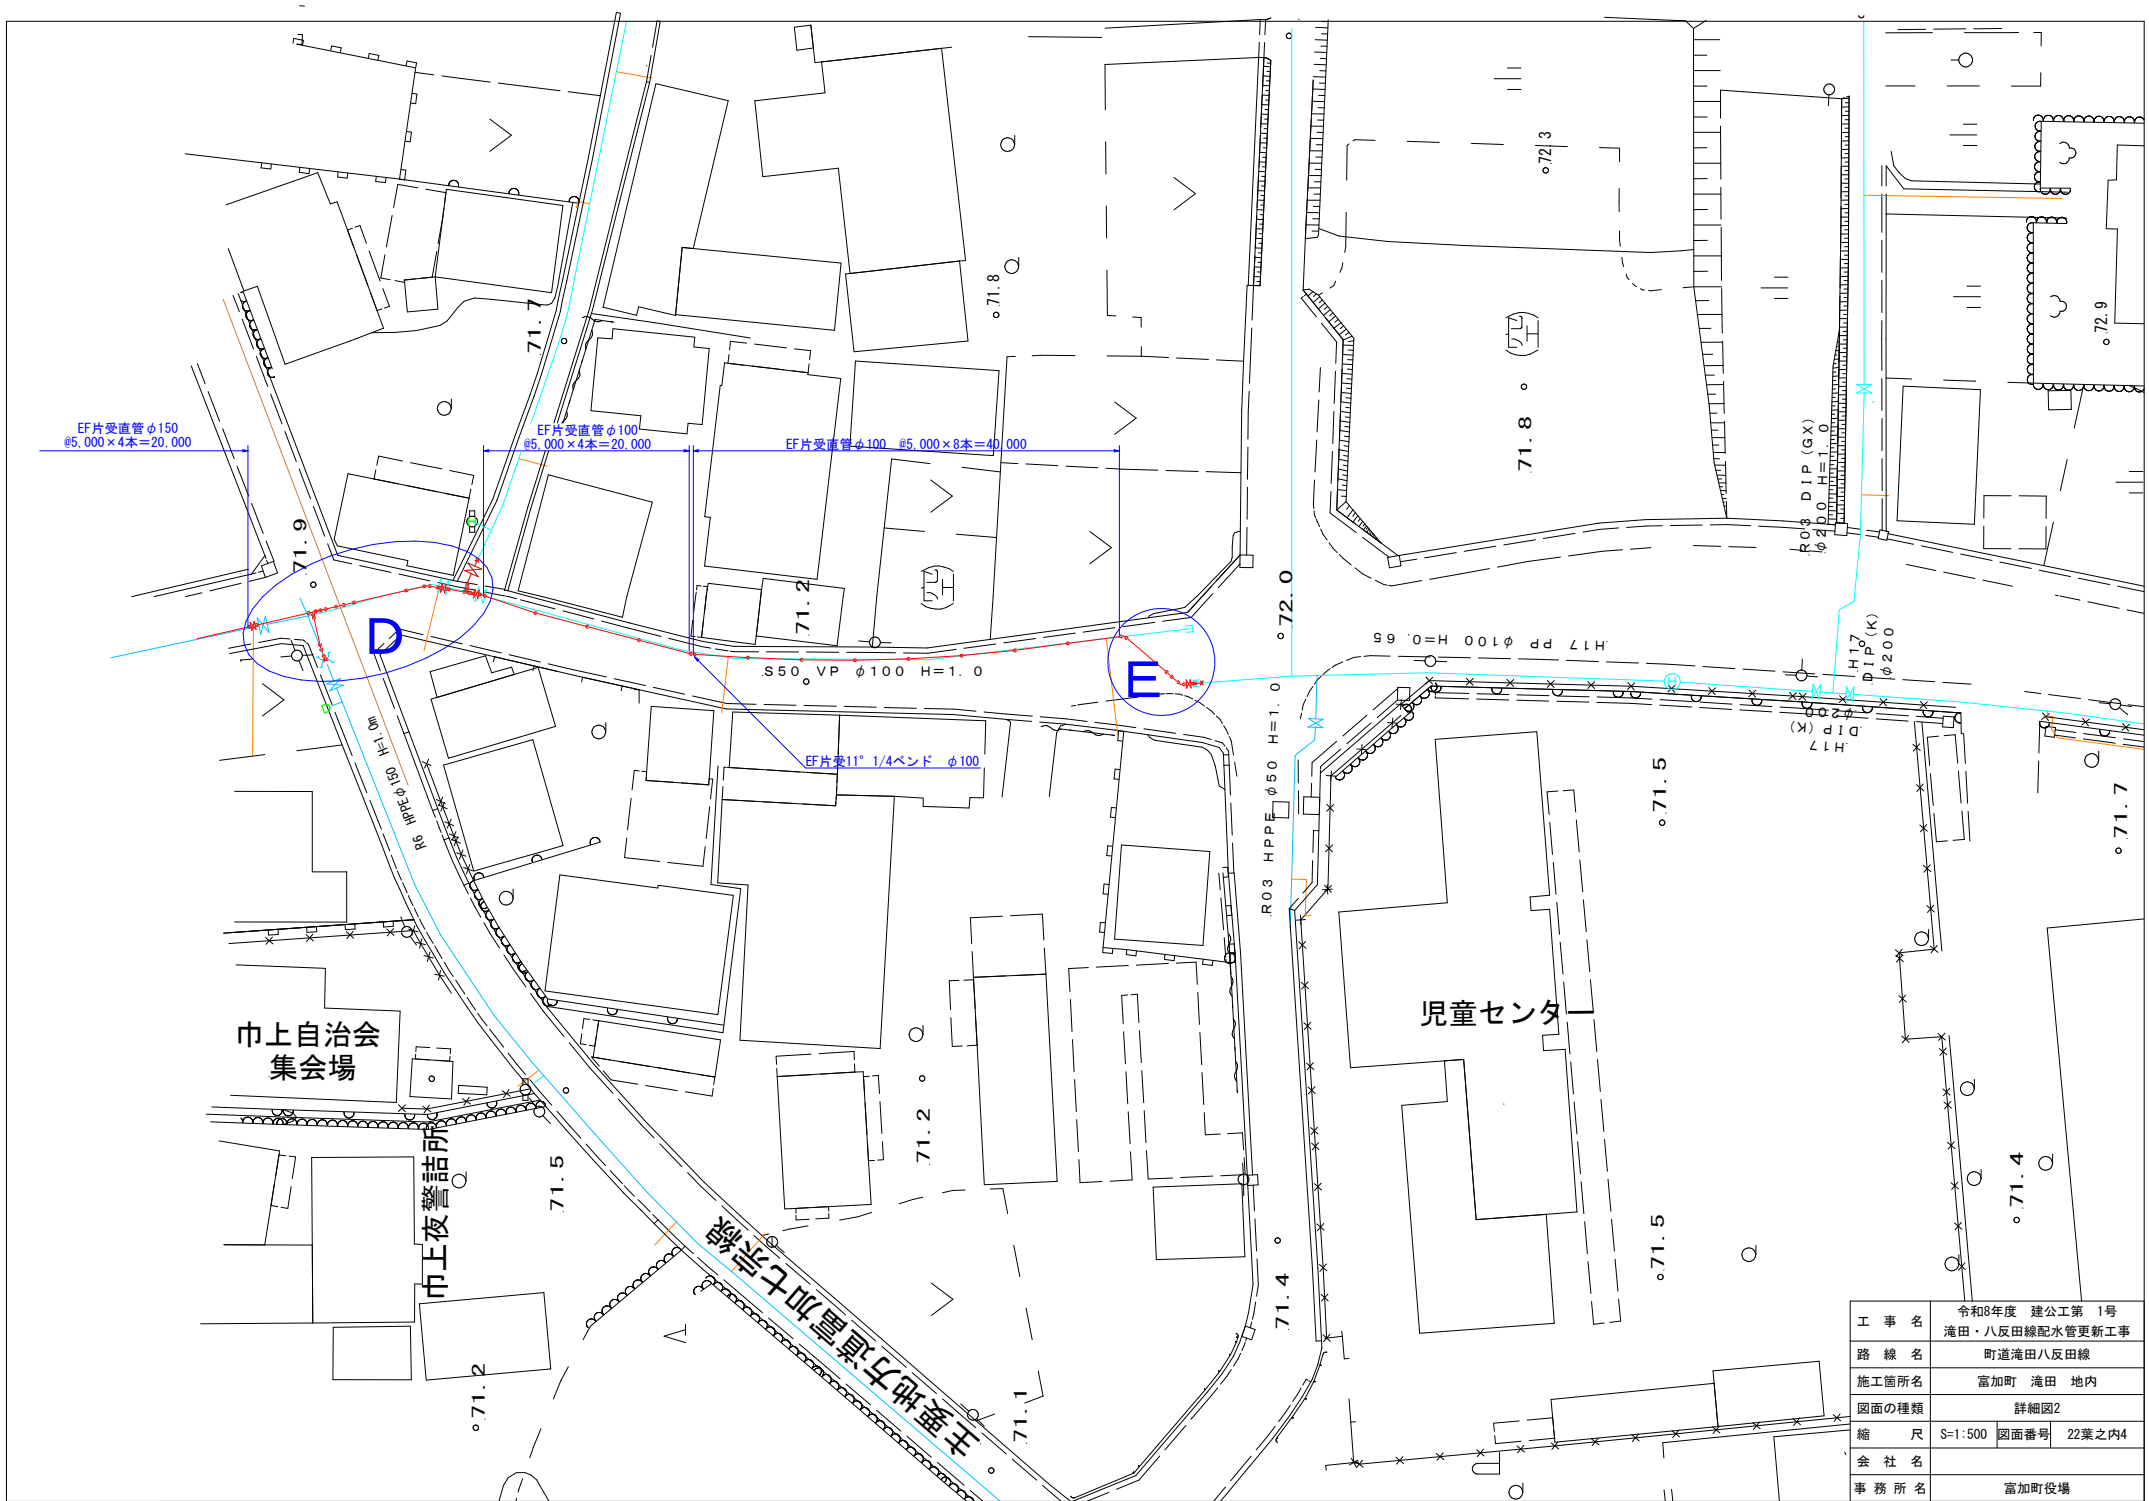


工事名	令和8年度 建公第 1号 滝田・八反田線配水管更新工事
路線名	町道滝田八反田線
施工箇所名	富加町 滝田 地内
図面の種類	詳細図2
縮尺	S=1:500 図面番号 22葉之内4
会社名	
事務所名	富加町役場

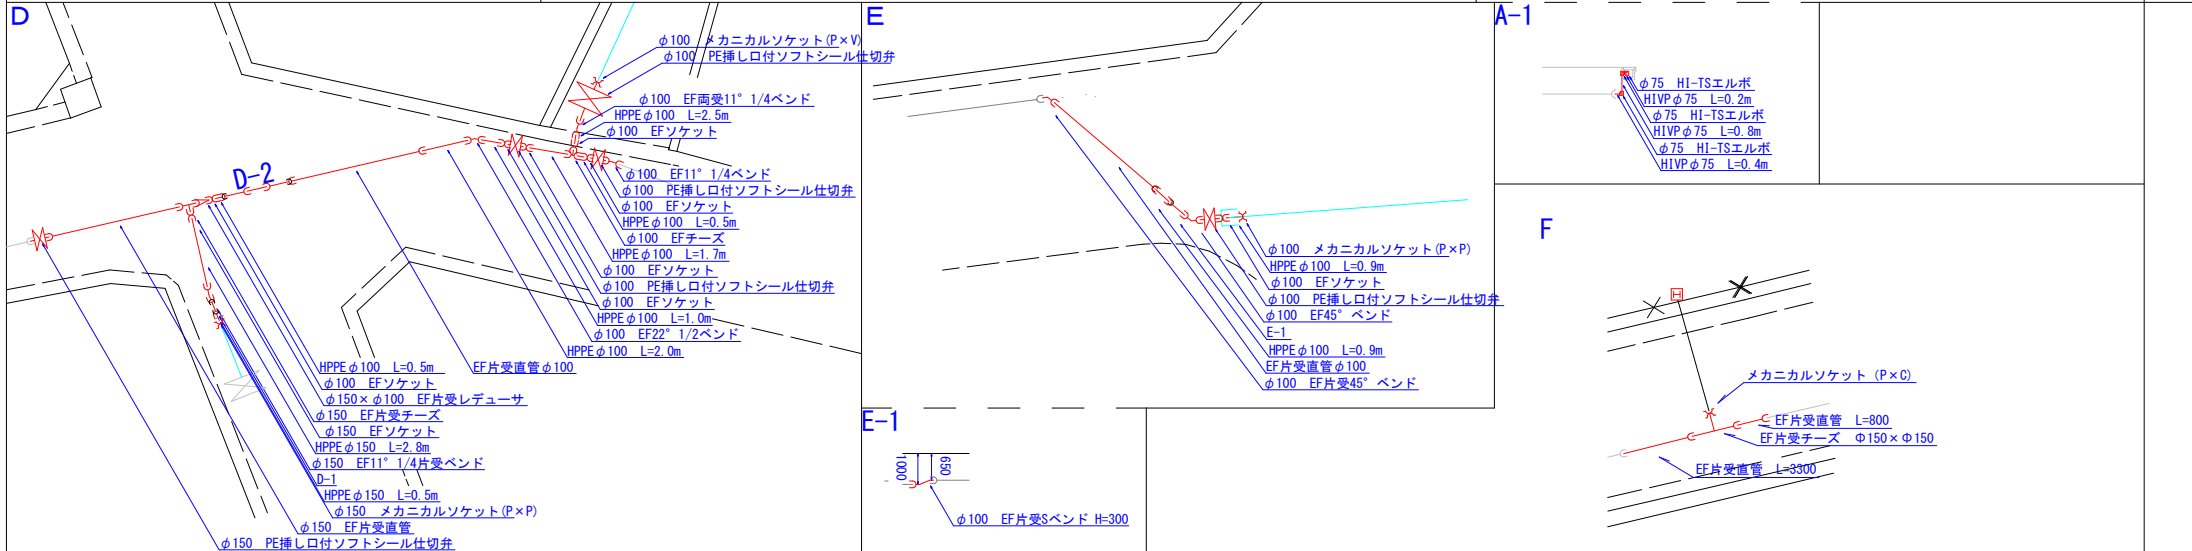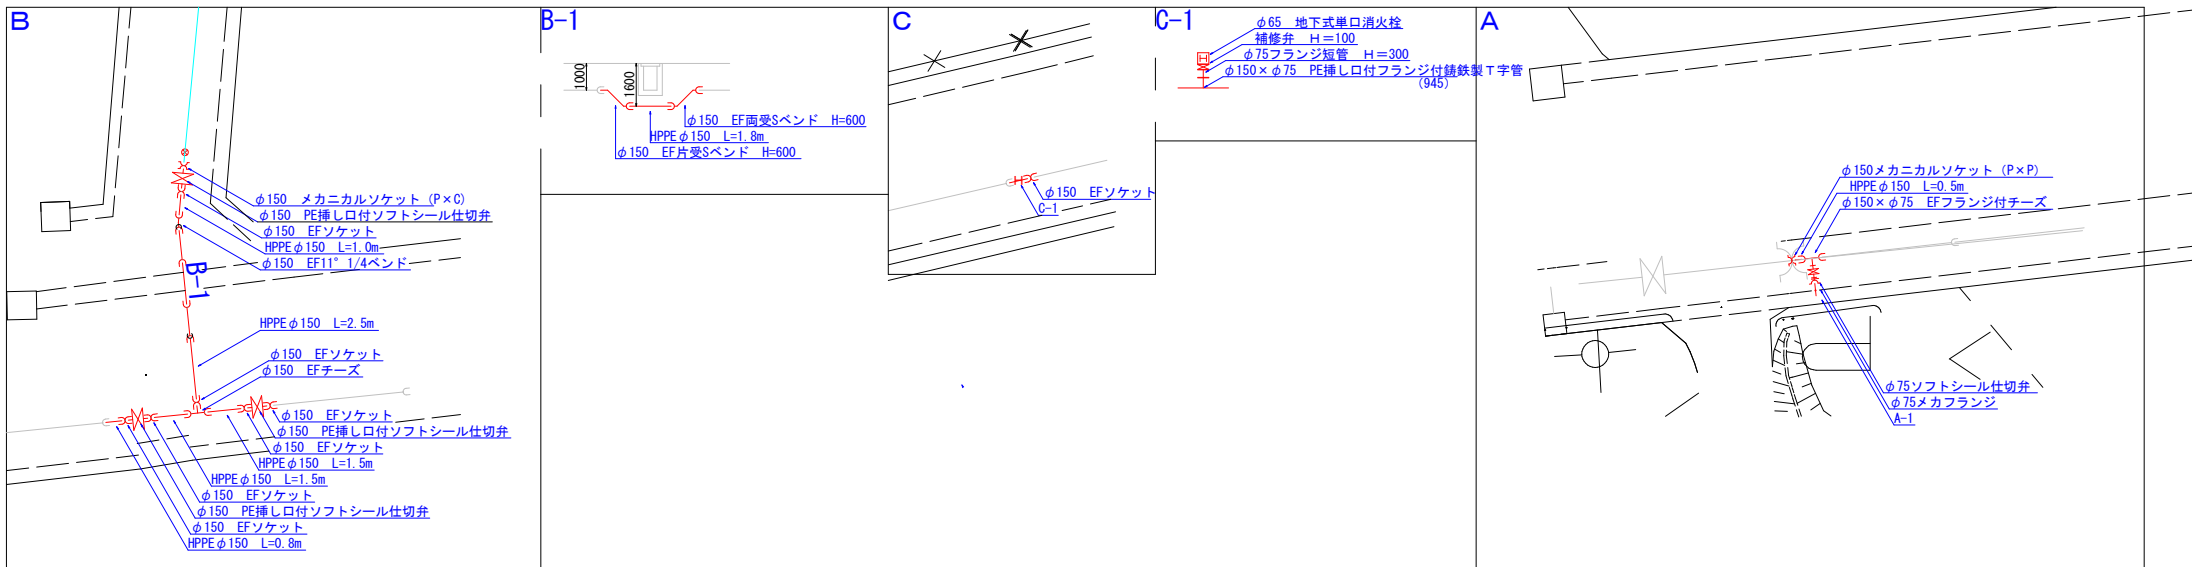


工 事 名	令和8年度 建公第 1号 滝田・八反田線配水管更新工事
路 線 名	町道滝田八反田線
施工箇所名	富加町 滝田 地内
図面の種類	詳細図3
縮 尺	S=1:200 図面番号 22葉之内5
会 社 名	
事 務 所 名	富加町役場

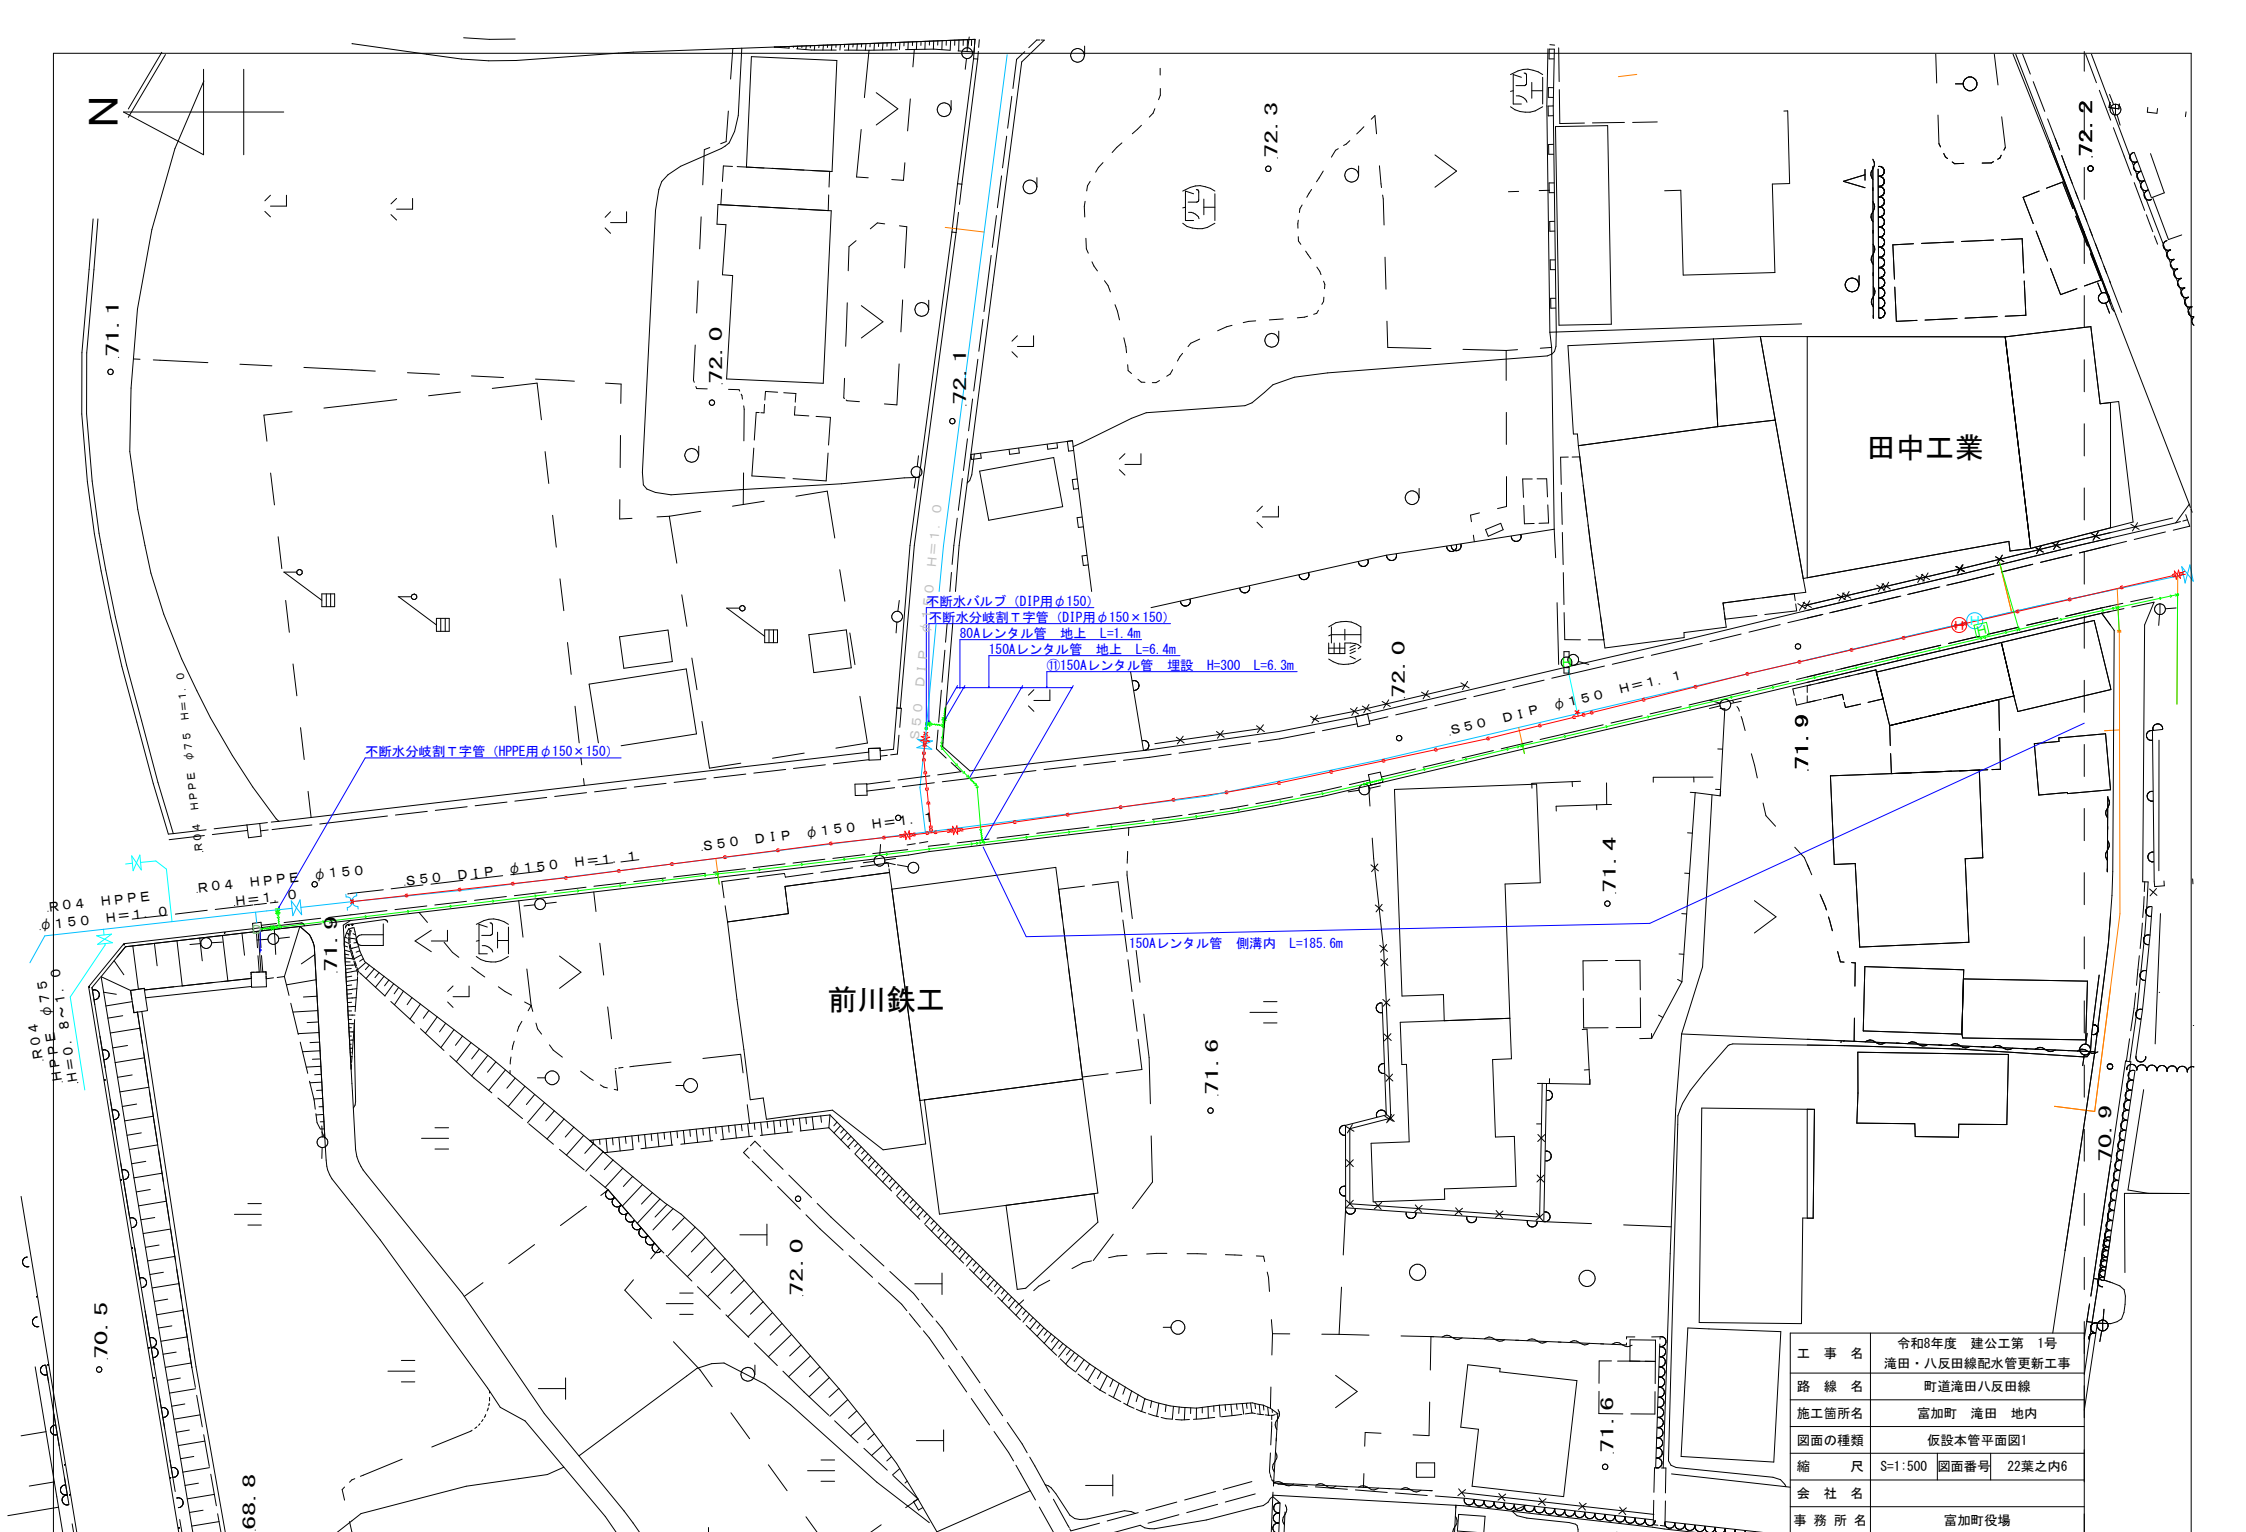

工事名	令和8年度 建公第 1号 滝田・八反田線配水管更新工事
路線名	町道滝田八反田線
施工箇所名	富加町 滝田 地内
図面の種類	仮設本管平面図1
縮尺	S=1:500 図面番号 22葉之内6
会社名	
事務所名	富加町役場

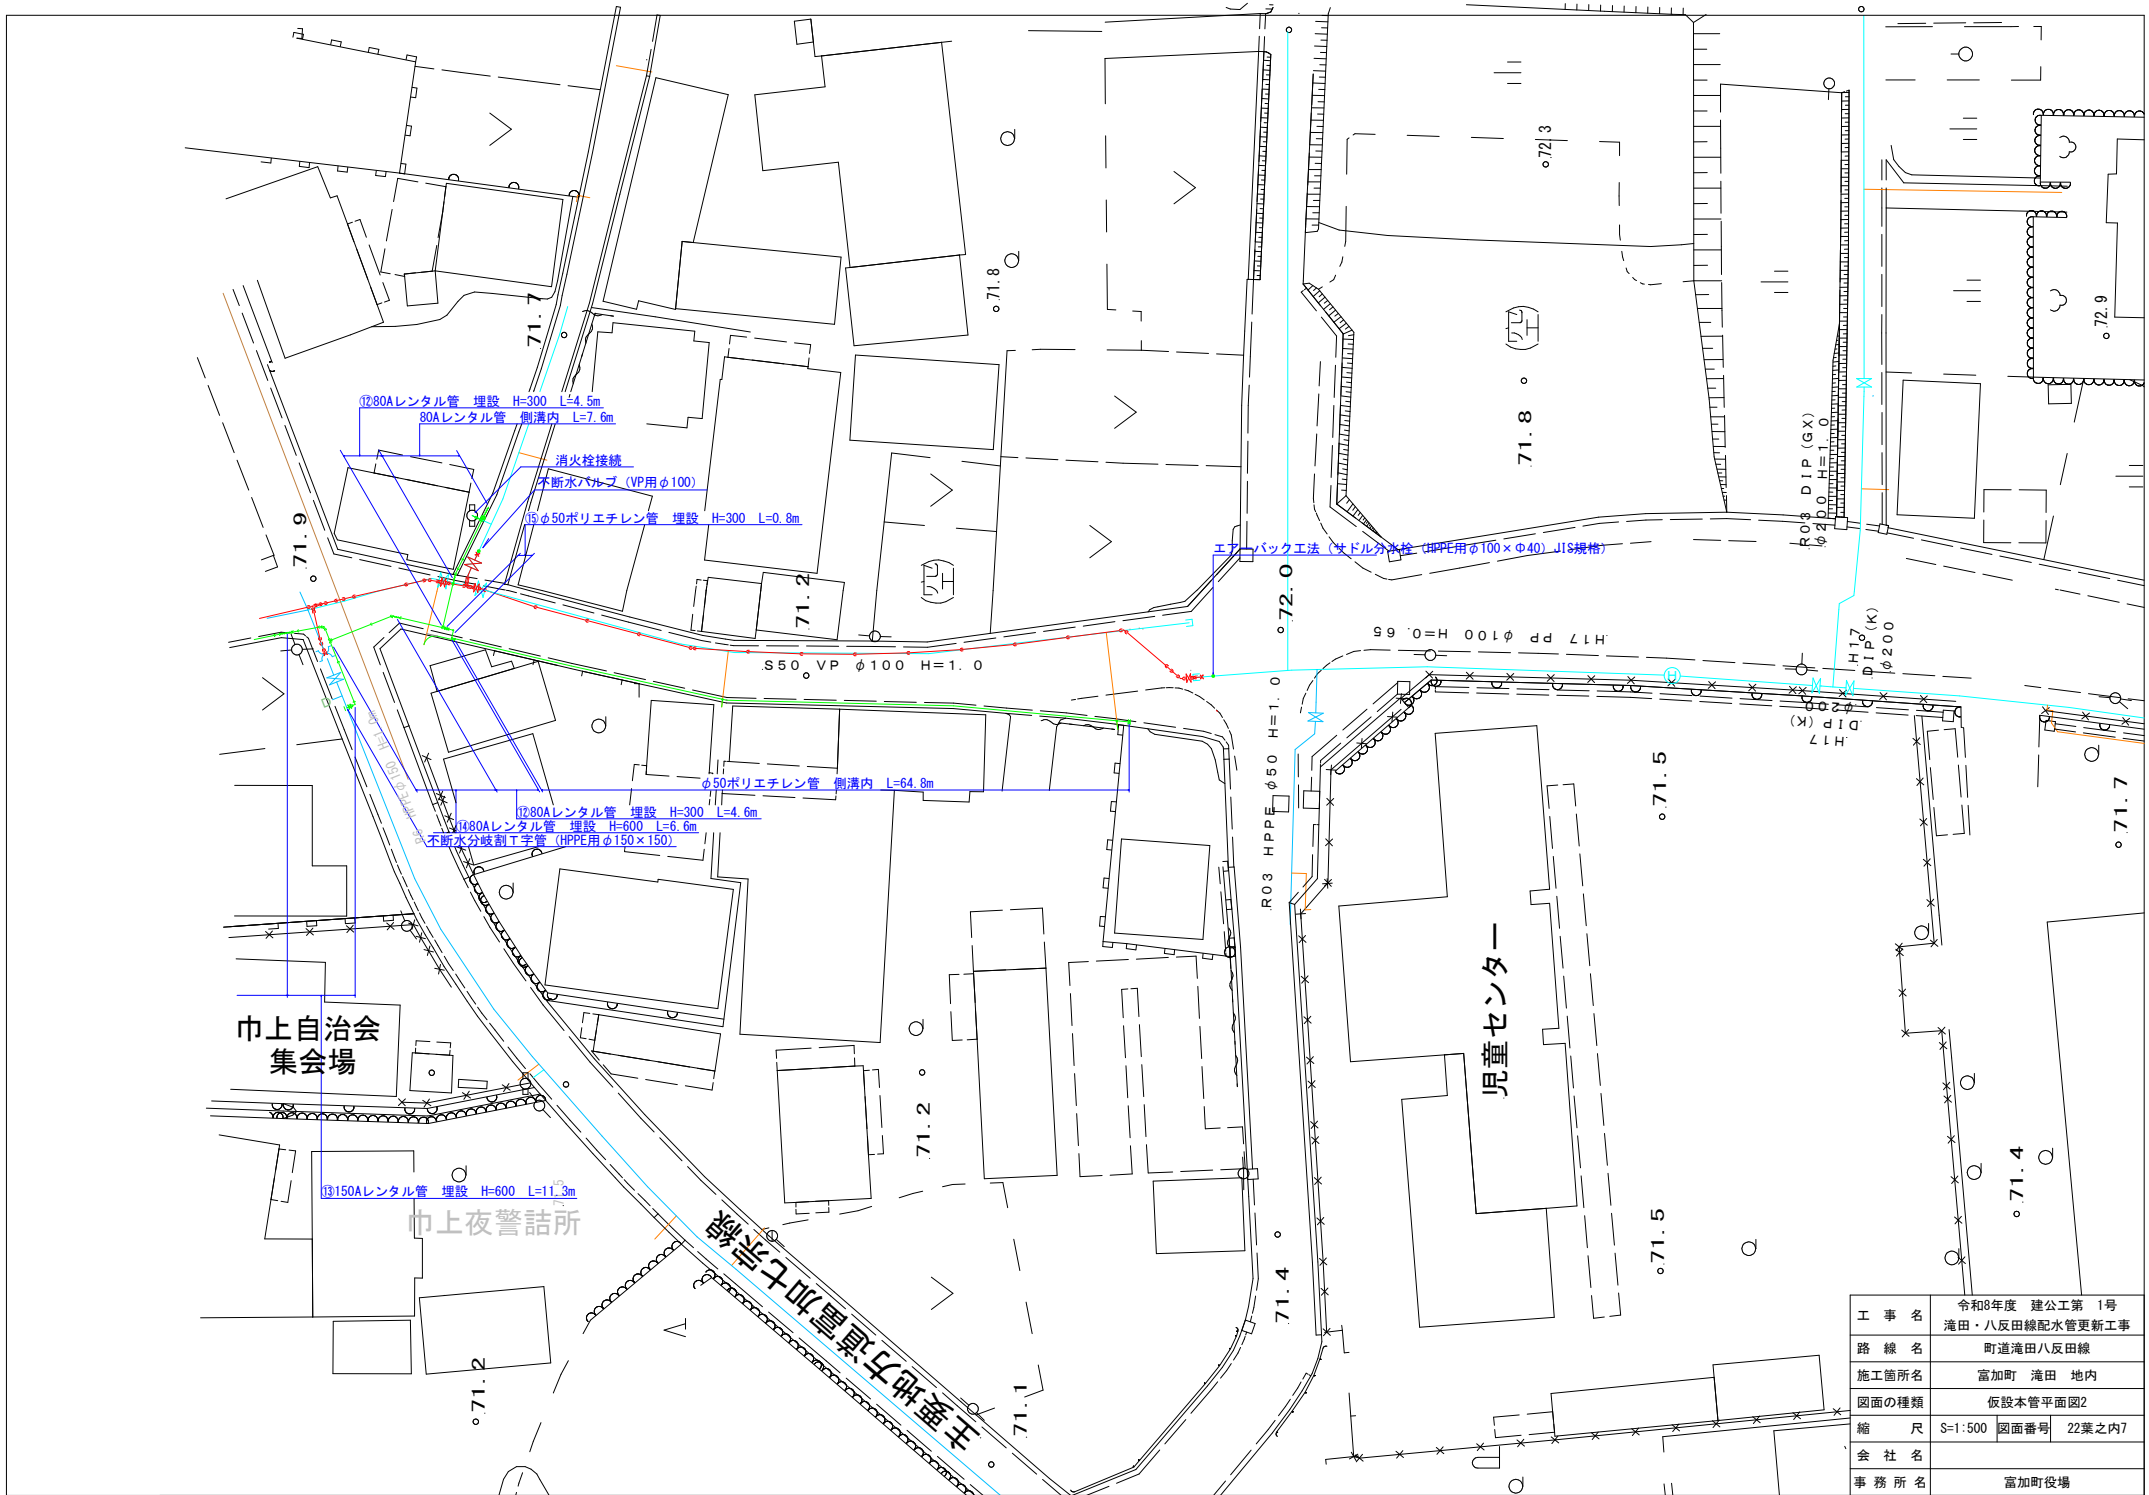

工事名	令和8年度 建公第 1号 滝田・八反田線配水管更新工事
路線名	町道滝田八反田線
施工箇所名	富加町 滝田 地内
図面の種類	仮設本管平面図2
縮尺	S=1:500 図面番号 22葉之内7
会社名	
事務所名	富加町役場

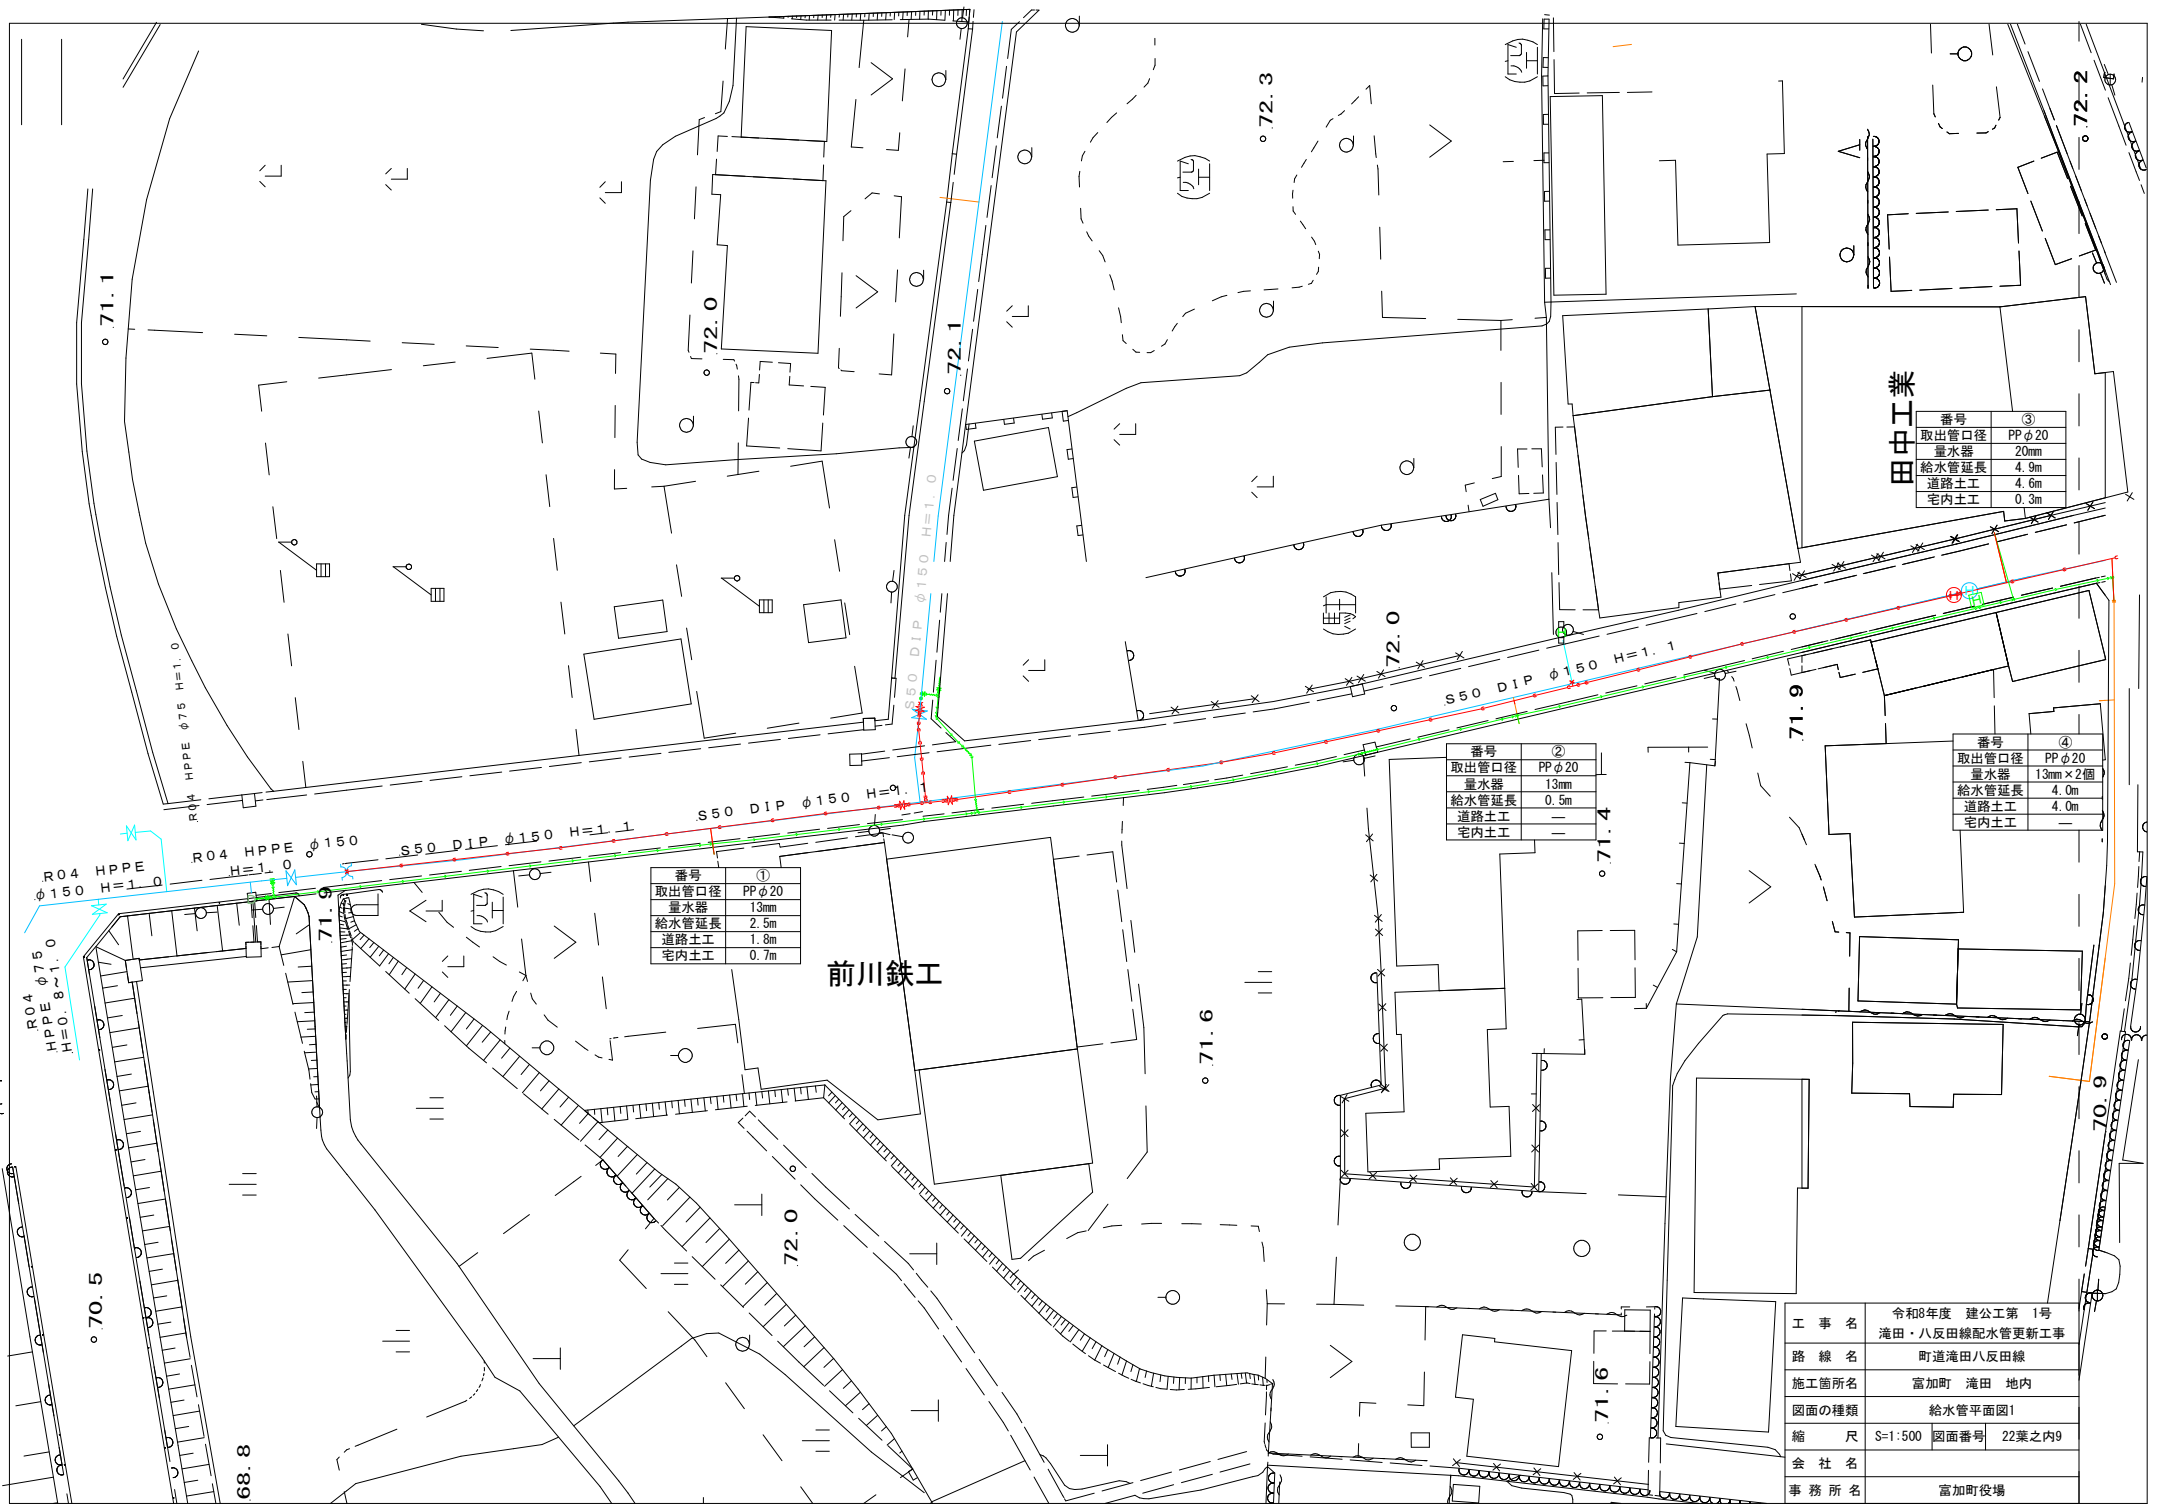

田中工業

番号	③
取出管口径	PP φ20
量水器	20mm
給水管延長	4.9m
道路土工	4.6m
宅内土工	0.3m


番号	②
取出管口径	PP φ20
量水器	13mm
給水管延長	0.5m
道路土工	-
宅内土工	-

番号	④
取出管口径	PP φ20
量水器	13mm×2個
給水管延長	4.0m
道路土工	4.0m
宅内土工	-

番号	①
取出管口径	PP φ20
量水器	13mm
給水管延長	2.5m
道路土工	1.8m
宅内土工	0.7m

前川鉄工

工事名	令和8年度 建公第 1号 滝田・八反田線配水管更新工事
路線名	町道滝田八反田線
施工箇所名	富加町 滝田 地内
図面の種類	給水管平面図1
縮尺	S=1:500 図面番号 22葉之内9
会社名	
事務所名	富加町役場

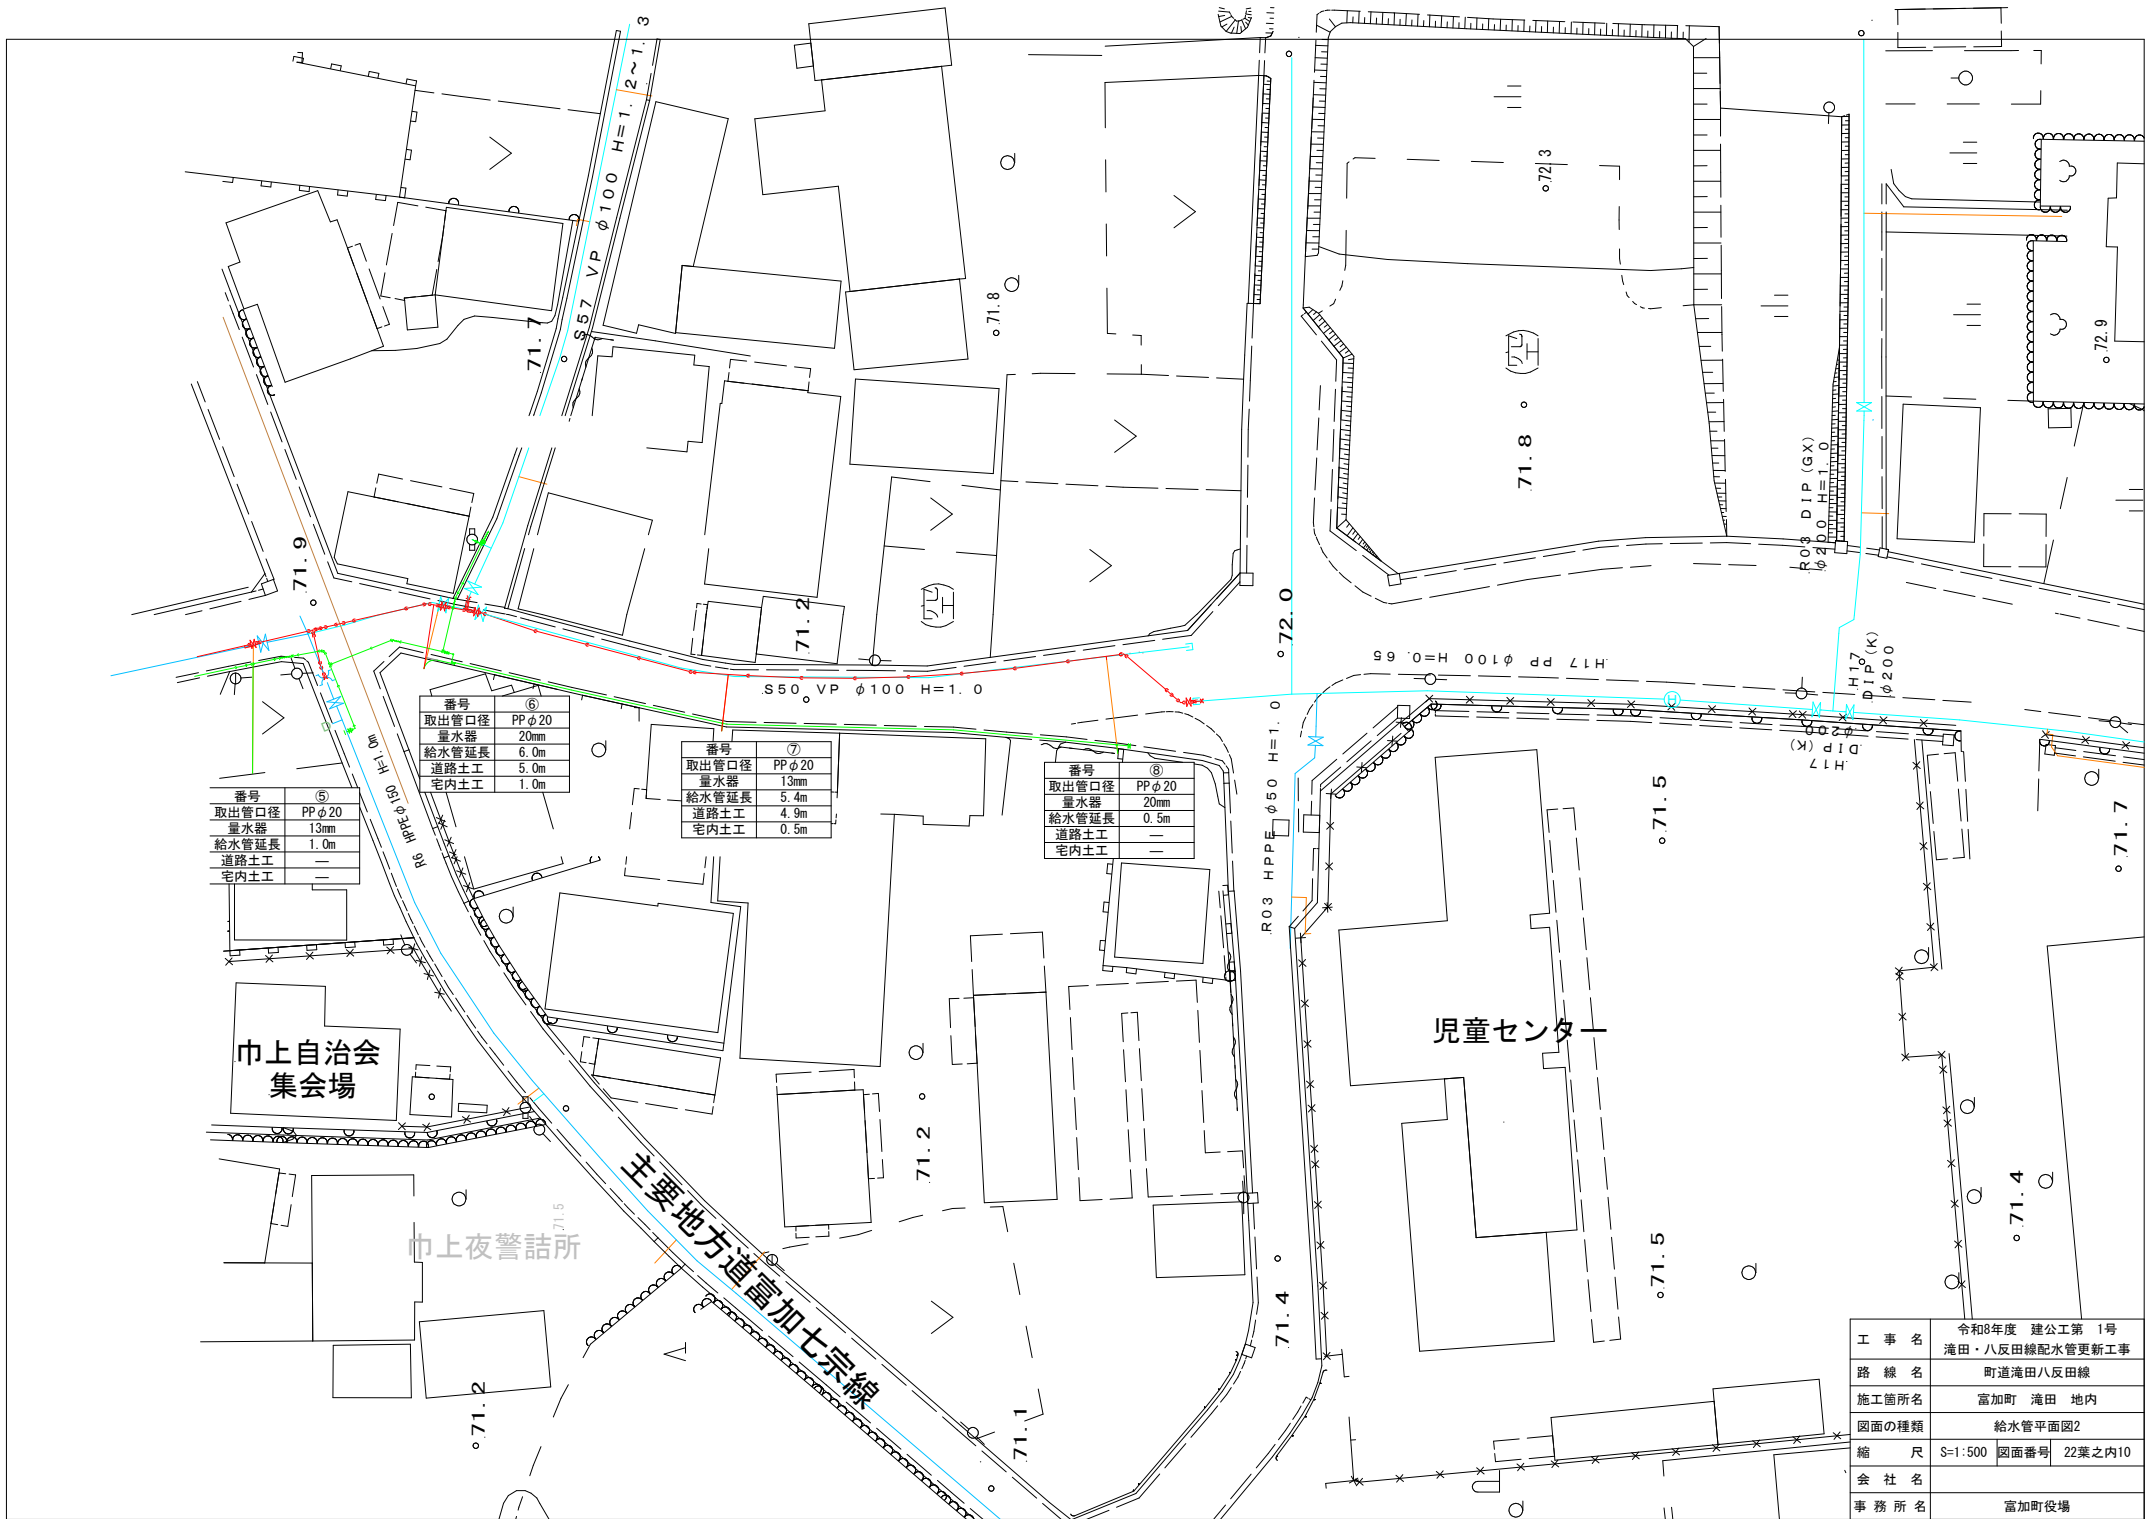

番号	⑤
取出管口径	PPφ20
量水器	13mm
給水管延長	1.0m
道路土工	—
宅内土工	—

番号	⑥
取出管口径	PPφ20
量水器	20mm
給水管延長	6.0m
道路土工	5.0m
宅内土工	1.0m

番号	⑦
取出管口径	PPφ20
量水器	13mm
給水管延長	5.4m
道路土工	4.9m
宅内土工	0.5m

番号	⑧
取出管口径	PPφ20
量水器	20mm
給水管延長	0.5m
道路土工	—
宅内土工	—


巾上自治会
集会場

巾上夜警詰所

主要地方道富加七宗線

児童センター

工事名	令和8年度 建公第 1号 滝田・八反田線配水管更新工事
路線名	町道滝田八反田線
施工箇所名	富加町 滝田 地内
図面の種類	給水管平面図2
縮尺	S=1:500 図面番号 22葉之内10
会社名	
事務所名	富加町役場

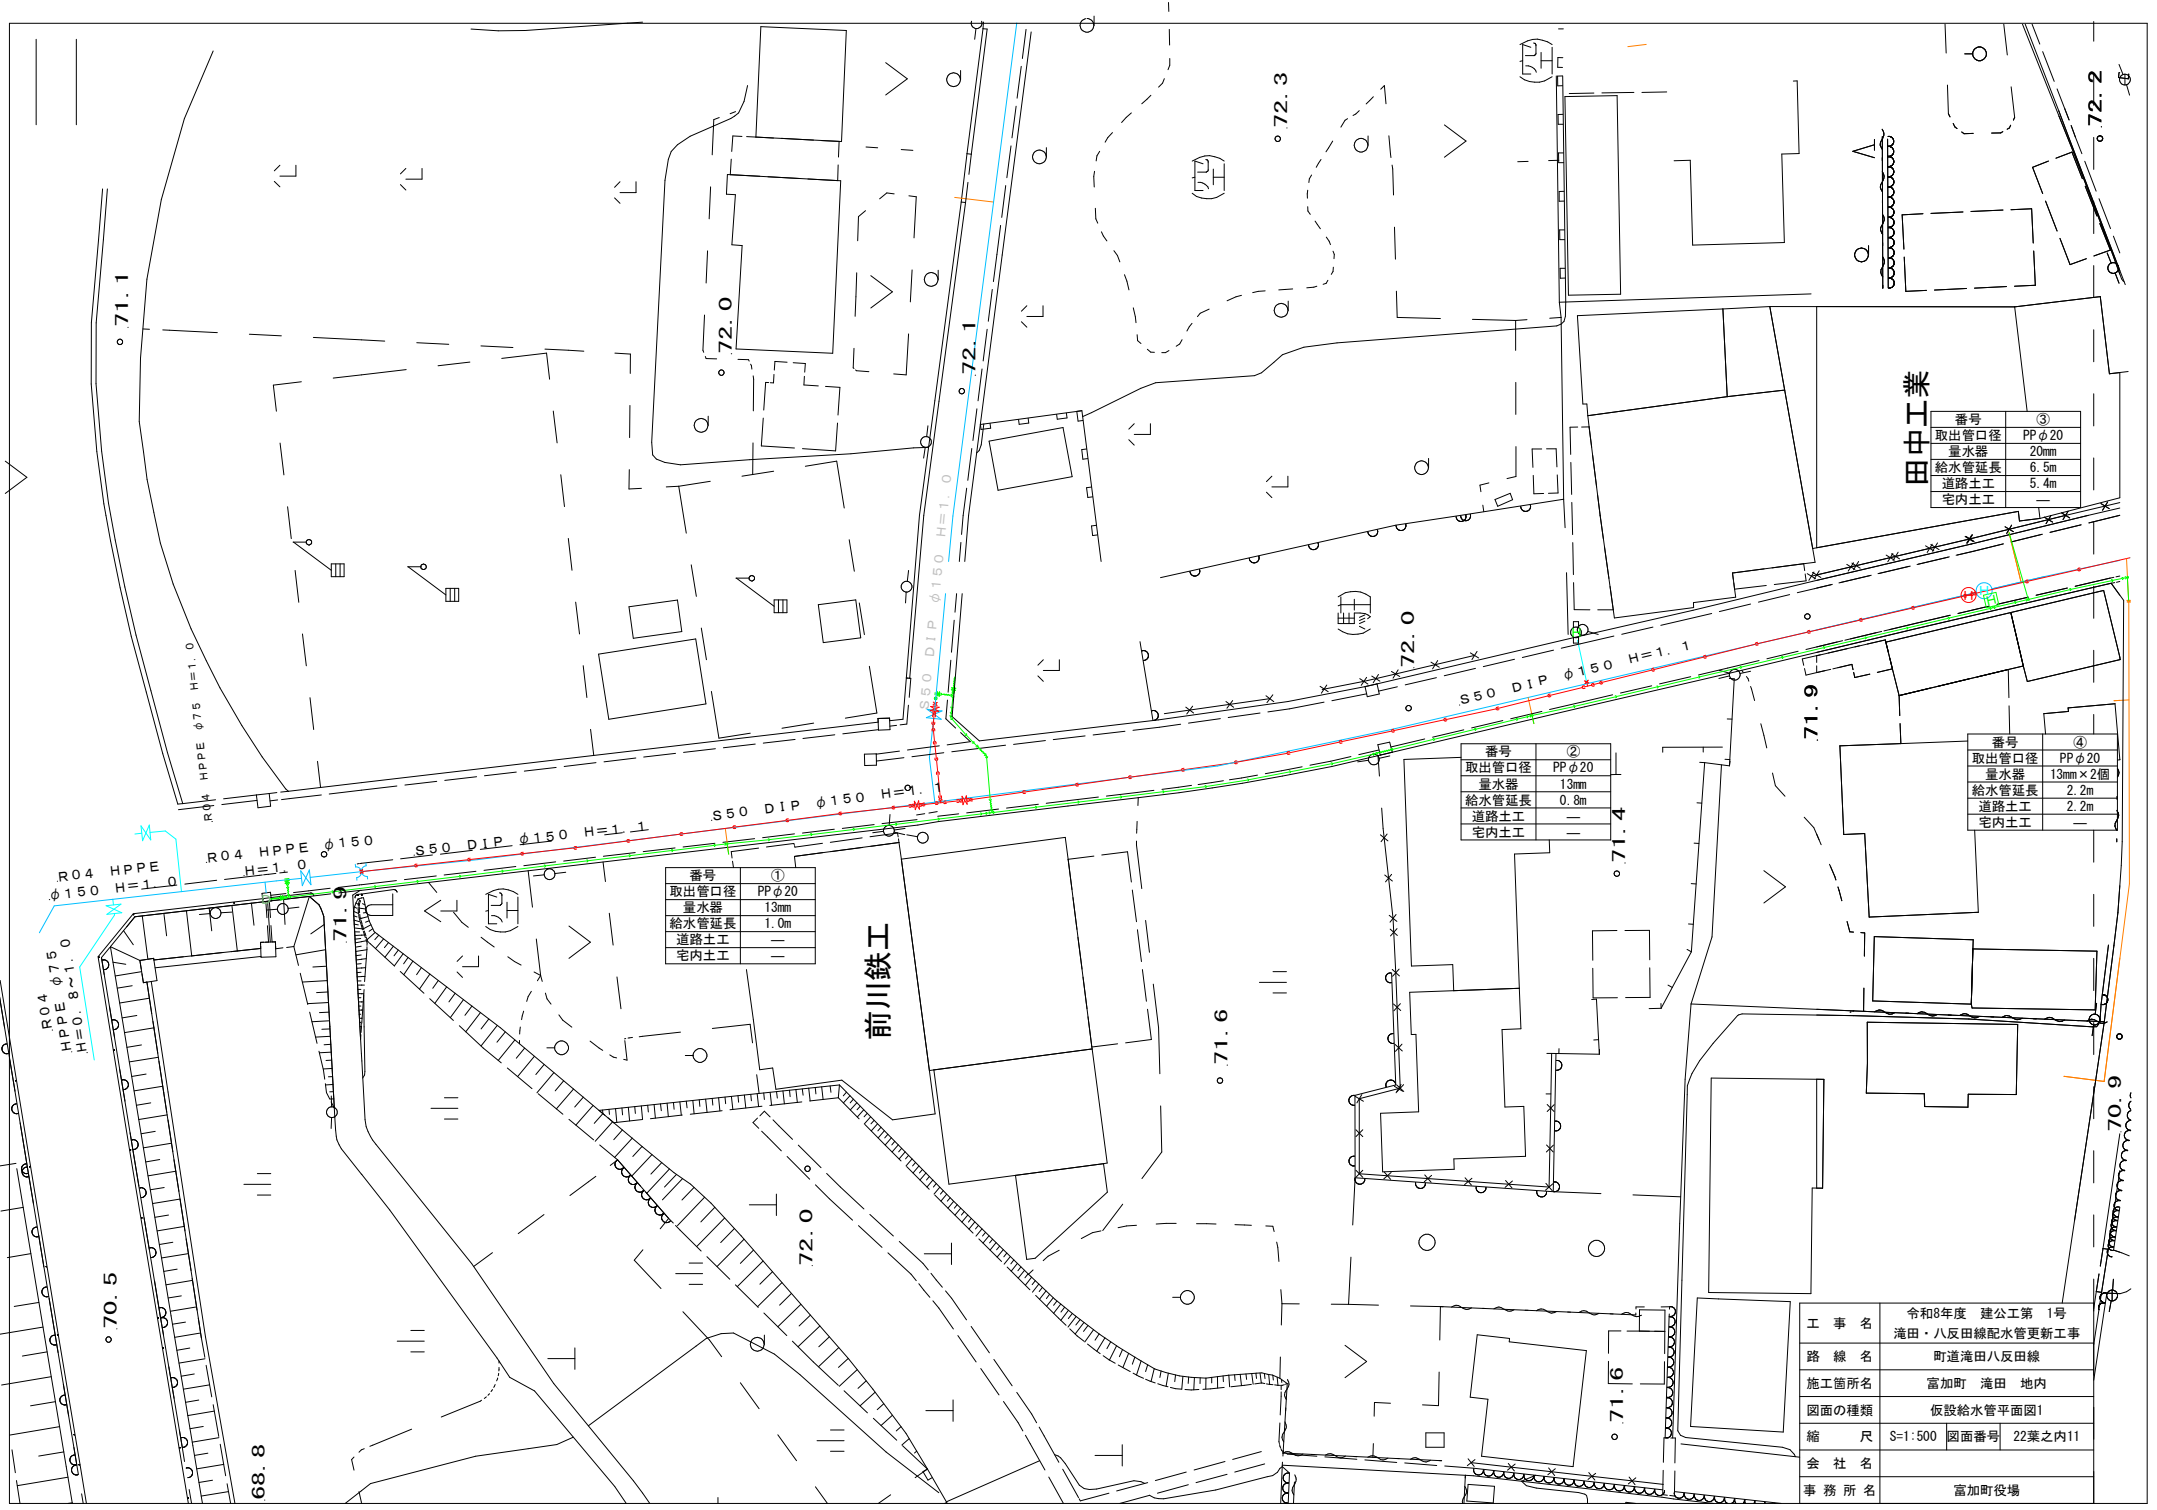

田中工業

番号	③
取出管口径	PP φ20
量水器	20mm
給水管延長	6.5m
道路土工	5.4m
宅内土工	—


番号	②
取出管口径	PP φ20
量水器	13mm
給水管延長	0.8m
道路土工	—
宅内土工	—

番号	④
取出管口径	PP φ20
量水器	13mm×2個
給水管延長	2.2m
道路土工	2.2m
宅内土工	—

番号	①
取出管口径	PP φ20
量水器	13mm
給水管延長	1.0m
道路土工	—
宅内土工	—

前川鉄工

工事名	令和8年度 建公第1号 滝田・八反田線配水管更新工事
路線名	町道滝田八反田線
施工箇所名	富加町 滝田 地内
図面の種類	仮設給水管平面図1
縮尺	S=1:500 図面番号: 22葉之内11
会社名	—
事務所名	富加町役場

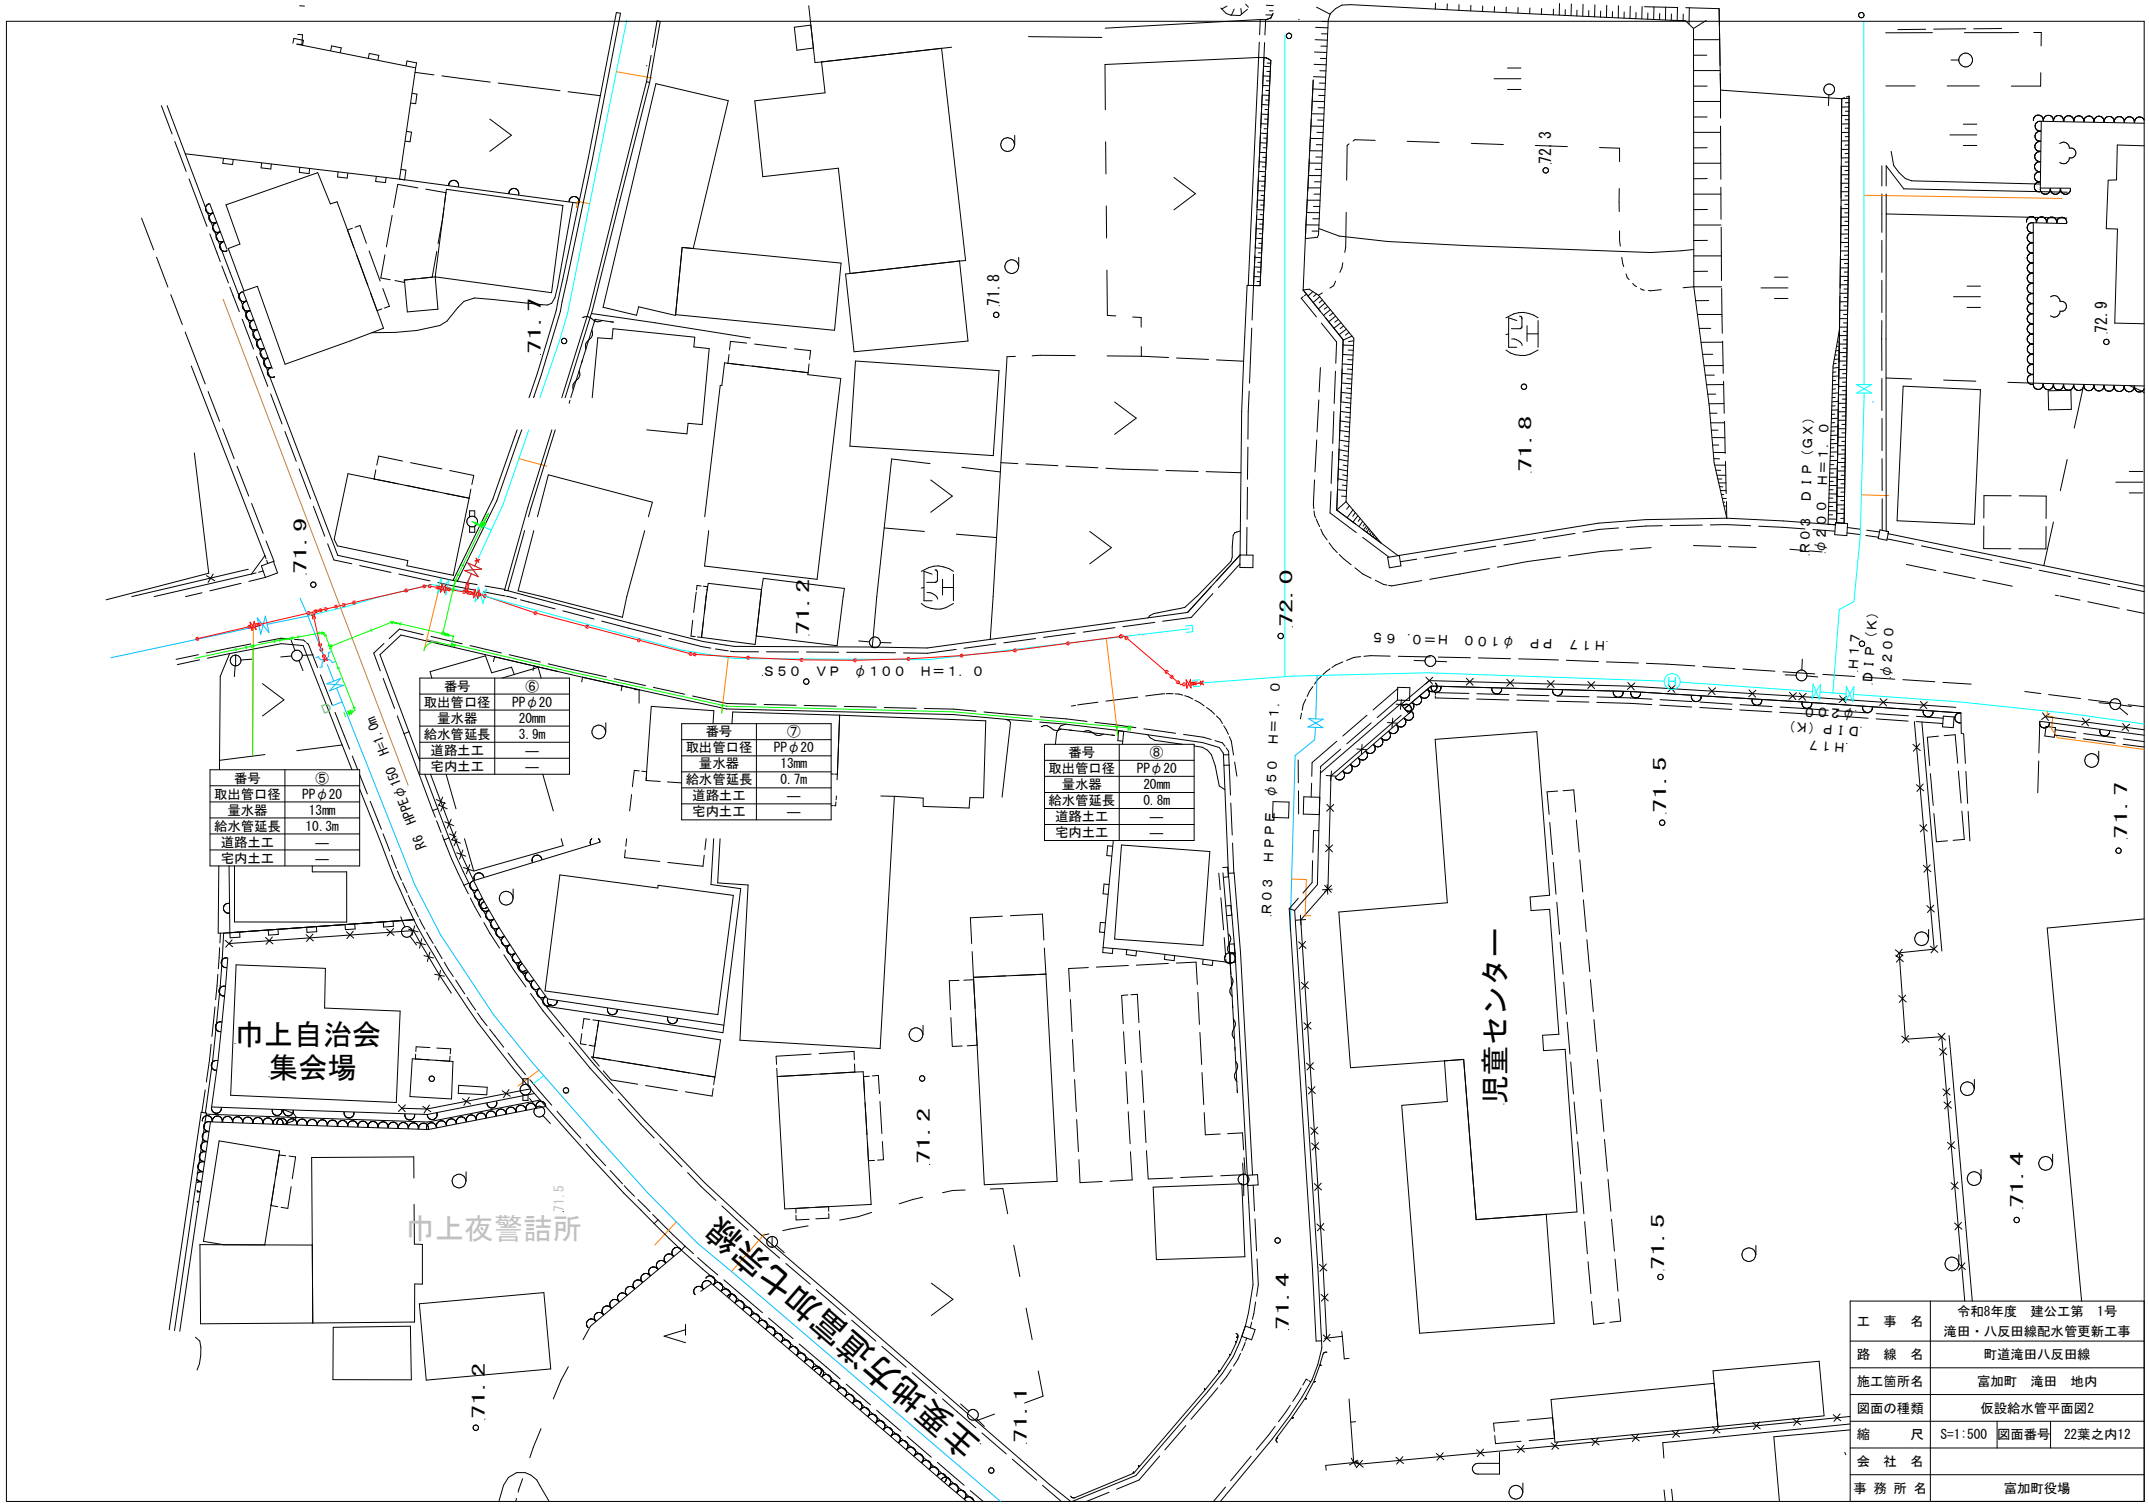

番号	⑤
取出管口径	PP φ20
量水器	13mm
給水管延長	10.3m
道路土工	—
宅内土工	—


番号	⑥
取出管口径	PP φ20
量水器	20mm
給水管延長	3.9m
道路土工	—
宅内土工	—

番号	⑦
取出管口径	PP φ20
量水器	13mm
給水管延長	0.7m
道路土工	—
宅内土工	—


番号	⑧
取出管口径	PP φ20
量水器	20mm
給水管延長	0.8m
道路土工	—
宅内土工	—

工事名	令和8年度 建公第1号 滝田・八反田線配水管更新工事
路線名	町道滝田八反田線
施工箇所名	富加町 滝田 地内
図面の種類	仮設給水管平面図2
縮尺	S=1:500 図面番号 22葉之内12
会社名	
事務所名	富加町役場

B-B'

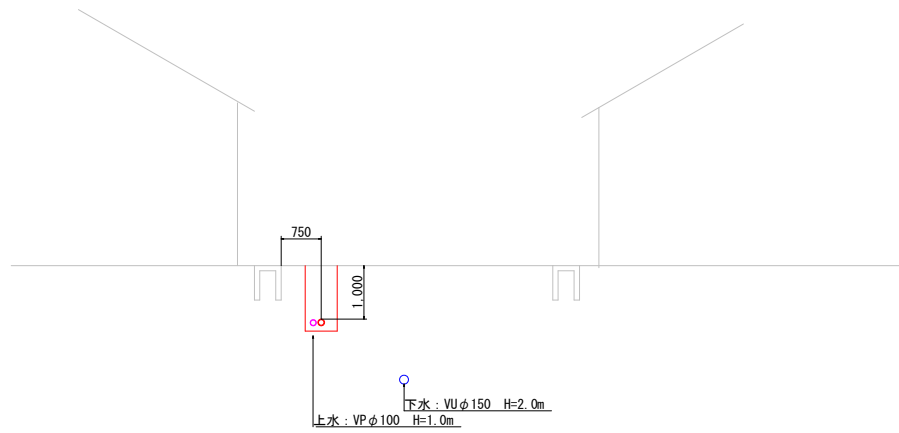


A-A'

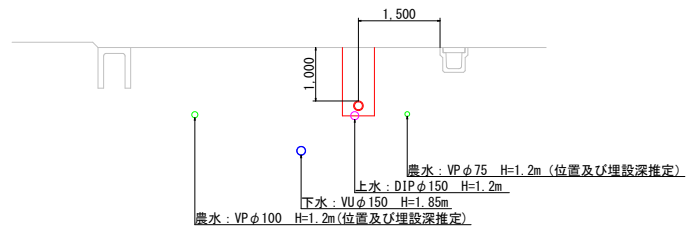


工 事 名	令和8年度 建公第 1号 滝田・八反田線配水管更新工事		
路 線 名	町道滝田八反田線		
施工箇所名	富加町 滝田 地内		
図面の種類	横断面		
縮 尺	S=1:100	図面番号	22葉之内13
会 社 名			
事 務 所 名	富加町役場		


①町道 H=1.0m
HPPEφ150

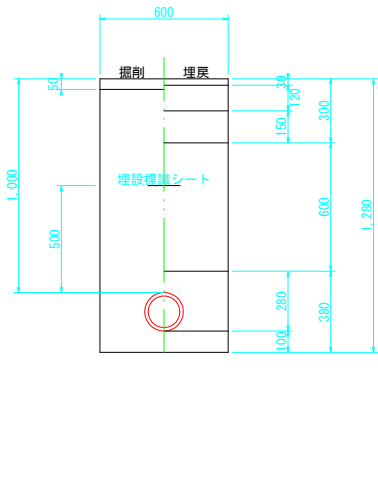


②町道 H=1.6m
HPPEφ150

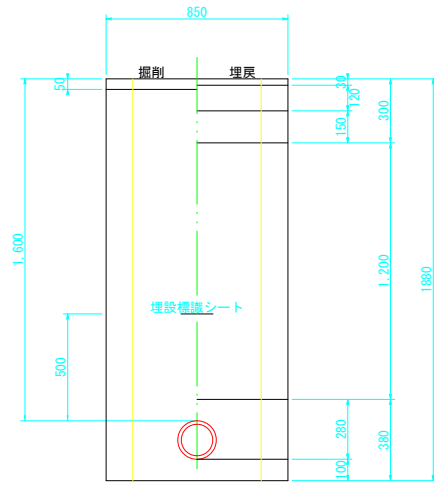


③町道 H=1.0m
HPPEφ100

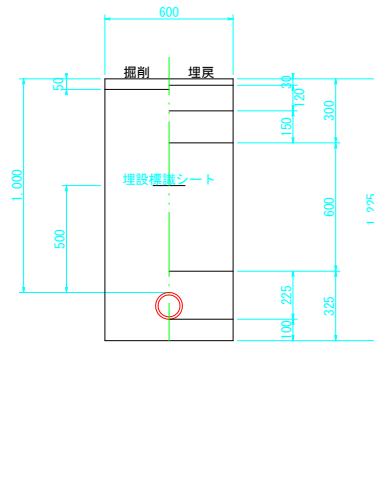


④町道 H=1.2m
HPPEφ100

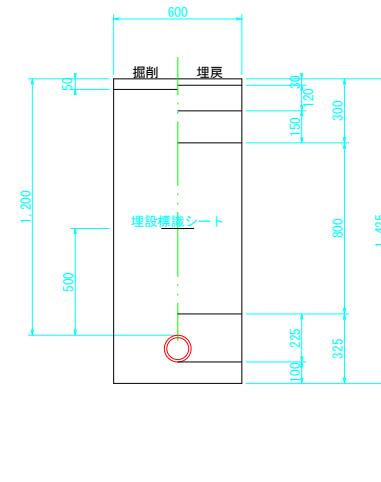


⑤その他町道 H=1.0m
HPPEφ100

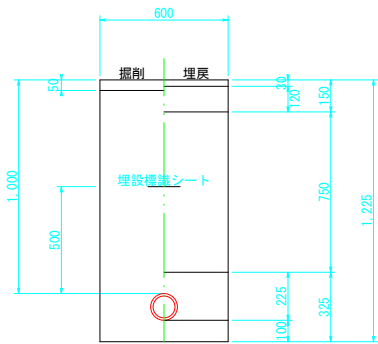


⑥県道 H=1.0m
HPPEφ150

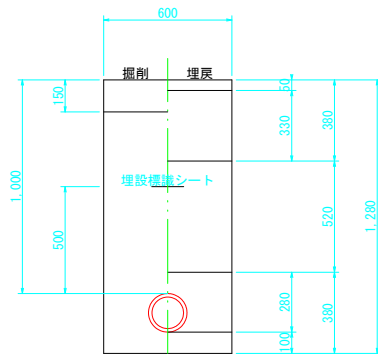

⑦県道 H=1.2m
HPPEφ150

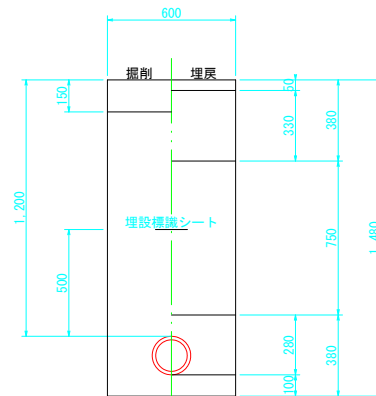

⑧県道 H=1.0m
HPPEφ100

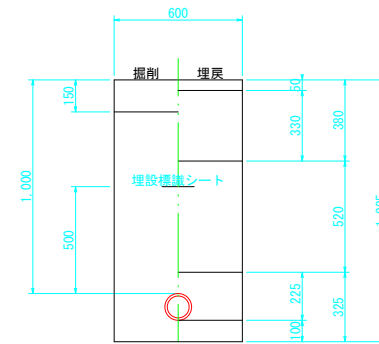


工事名	令和8年度 建公第 1号 滝田・八反田線配水管更新工事		
路線名	町道滝田八反田線		
施工箇所名	富加町 滝田 地内		
図面の種類	標準土工図1		
縮尺	S=1:25	図面番号	22葉之内14
会社名			
事務所名	富加町役場		

配水管土工数量集計表


管種	口径 (mm)	外形 (mm)	土被り (m)	舗装版切断 (m)	舗装版取壊工 (m)	床掘		機械埋戻工 (m3)			路盤工 (m)			表層工 (m)	残土処理工 (m3)	残塊処理工 (m3)	備考	
						機械 (m3)	人力 (m3)	山砂	購入土	流用土	RC-30	RC-40	M-30					
町道 HPPE																		
①H=1.0m	φ150	180	1.0	2.0	0.60	0.74	—	0.20	—	0.36	—	0.60	0.60	0.60	0.34	0.03		
②H=1.6m	φ150	180	1.6	2.0	0.85	1.56	—	0.30	—	1.02	—	0.85	0.85	0.85	0.42	0.04		
③H=1.0m	φ100	125	1.0	2.0	0.60	0.71	—	0.18	—	0.36	—	0.60	0.60	0.60	0.31	0.03		
④H=1.2m	φ100	125	1.2	2.0	0.60	0.83	—	0.18	—	0.48	—	0.60	0.60	0.60	0.29	0.03		
その他町道 HPPE																		
⑤H=1.0m	φ100	125	1.0	2.0	0.60	0.71	—	0.18	—	0.45	0.60	—	—	0.60	0.21	0.03		
県道 HPPE																		
⑥H=1.0m	φ150	180	1.0	2.0	0.60	0.68	—	0.20	0.31	—	—	0.60	—	0.60	0.68	0.09		
⑦H=1.2m	φ150	180	1.0	2.0	0.60	0.80	—	0.20	0.45	—	—	0.60	—	0.60	0.80	0.09		
⑧H=1.0m	φ100	125	1.0	2.0	0.60	0.71	—	0.18	0.31	—	—	0.60	—	0.60	0.71	0.09		
⑨H=0.8m	φ100	125	0.8	2.0	0.60	0.59	—	0.18	0.19	—	—	0.60	—	0.60	0.59	0.09		
町道 H1VP																		
⑩H=1.0m	φ75	89	1.0	2.0	0.60	0.68	—	0.17	—	0.36	—	0.60	—	0.60	0.28	0.03		

⑨県道 H=0.8m
HPPE φ100

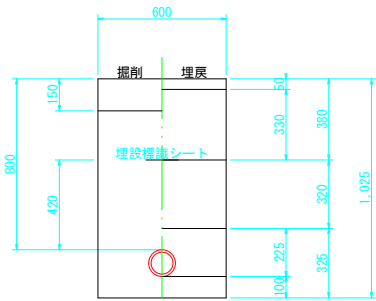


⑩町道 H=1.0m
H1VP φ75


⑫町道 H=0.3m
レンタル管80A(設置)

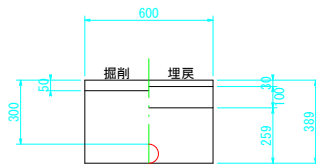


⑬県道 H=0.6m
レンタル管150A(設置)

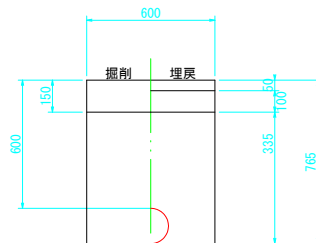


⑭県道 H=0.6m
レンタル管80A(設置)

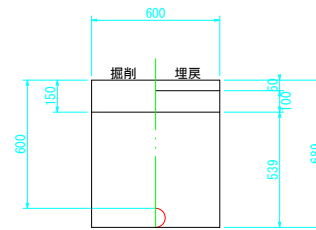


⑮町道 H=0.3m
PPφ50(設置)

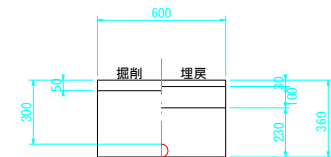


⑫' 町道 H=0.3m
レンタル管80A(撤去)

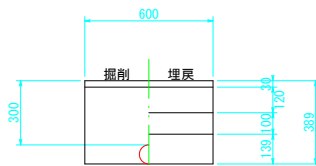


⑬' 県道 H=0.6m
レンタル管150A(撤去)

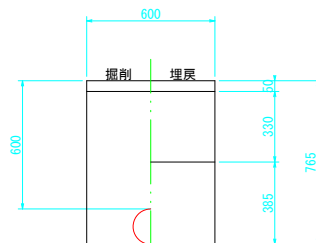


⑭' 県道 H=0.6m
レンタル管80A(撤去)

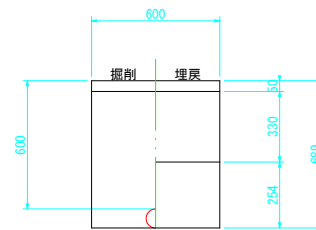


⑮' 町道 H=0.3m
PPφ50(撤去)

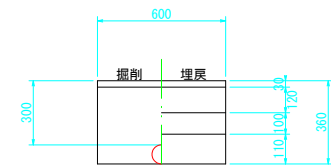

⑪町道 H=0.3m
レンタル管150A(設置)

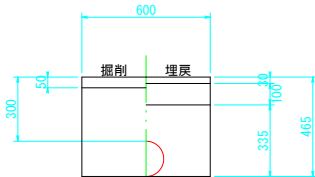

⑪' 町道 H=0.3m
レンタル管150A(撤去)

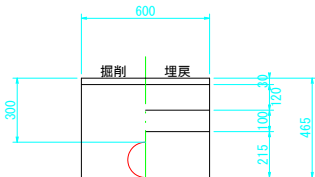

工事名	令和8年度 建公第1号 滝田・八反田線配水管更新工事		
路線名	町道滝田八反田線		
施工箇所名	富加町 滝田 地内		
図面の種類	標準土工図2		
縮尺	S=1:25	図面番号	22葉之内15
会社名			
事務所名	富加町役場		

仮設管土工数量集計表

管種	口径	外形 (D)	土被り (m)	舗装版切断 (m)	舗装版取壊工 (㎡)	床掘		機械埋戻工 (m3)			路盤工 (㎡)			表層工 (㎡)	残土処理工 (m3)	残塊処理工 (m3)	備考	
						機械 (m3)	人力 (m3)	山砂	購入土	流用土	RC-30	RC-40	M-30					
町道 レンタル管																		
⑪ H=0.3m	150A	165.2	0.3	2.0	0.60	0.25	—	—	—	0.18	0.60	—	—	0.60	0.05	0.03		
⑪' H=0.3m	150A	165.2	0.3	—	0.60	0.24	—	—	—	0.13	—	0.60	0.60	0.60	0.09	0.02		
⑫ H=0.3m	80A	89.1	0.3	2.0	0.60	0.20	—	—	—	0.15	0.60	—	—	0.60	0.03	0.03		
⑫' H=0.3m	80A	89.1	0.3	—	0.60	0.21	—	—	—	0.08	—	0.60	0.60	0.60	0.12	0.02		
県道 レンタル管																		
⑬ H=0.6m	150A	165.2	0.6	2.0	0.60	0.37	—	—	—	0.37	0.60	—	—	0.60	0.00	0.09		
⑬' H=0.6m	150A	165.2	0.6	—	0.60	0.41	—	—	0.23	—	—	0.60	—	0.60	0.41	0.03		
⑭ H=0.6m	80A	89.1	0.6	2.0	0.60	0.32	—	—	—	0.32	0.60	—	—	0.60	0.00	0.09		
⑭' H=0.6m	80A	89.1	0.6	—	0.60	0.38	—	—	0.15	—	—	0.60	—	0.60	0.38	0.03		
町道 本'ポリエレン管																		
⑮ H=0.3m	φ50	60	0.3	2.0	0.60	0.19	—	—	—	0.14	0.60	—	—	0.60	0.04	0.03		
⑮' H=0.3m	φ50	60	0.3	—	0.60	0.20	—	—	—	0.07	—	0.60	0.60	0.60	0.12	0.02		
給水管本管																		
⑯ H=0.8m	φ20	27	0.8	2.0	0.60	0.53	—	0.14	—	0.24	—	0.60	0.60	0.60	0.26	0.03		
仮設給水管																		
⑰ 設置	φ20	27	0.21	2.0	0.60	0.15	—	0.10	—	—	0.60	—	—	0.60	0.15	0.03		
⑰' 撤去	φ20	27	0.21	—	0.60	0.16	—	—	—	—	—	0.60	0.60	0.60	0.16	0.02		


1m当り

⑩給水管土工


PPφ20

不断水バルブ設置土工


町道車道 As舗装 (DIPφ150, h=1.0)

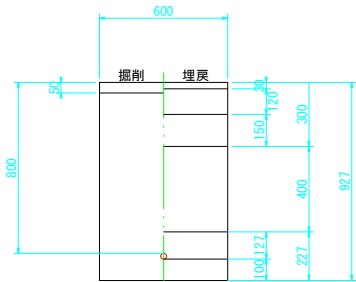

平面図

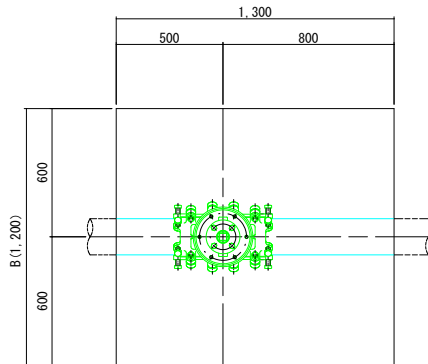


側面図

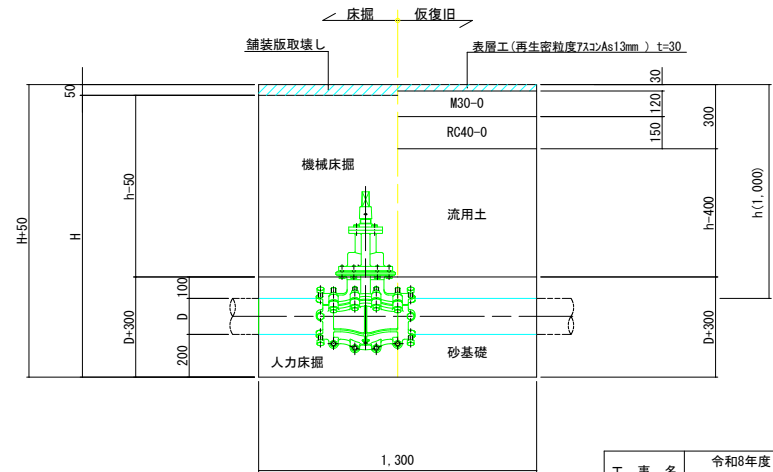

⑰仮設給水管設置

⑰' 仮設給水管撤去

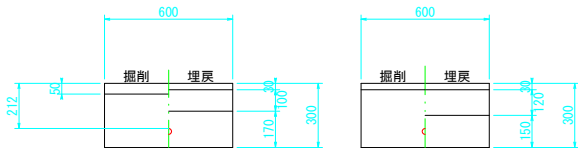


工事名	令和8年度 建公第 1号 滝田・八反田線配水管更新工事		
路線名	町道滝田八反田線		
施工箇所名	富加町 滝田 地内		
図面の種類	標準土工図3		
縮尺	S=1:25	図面番号	22葉之内16
会社名			
事務所名	富加町役場		


不断水分岐管土工①

町道車道 As舗装
(DIP φ150 × φ150, h=1.0)

平面図

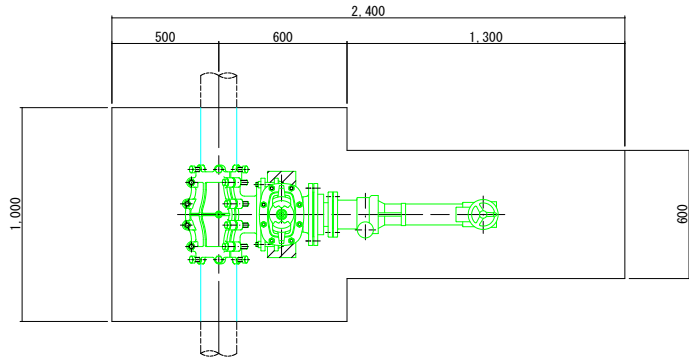


側面図

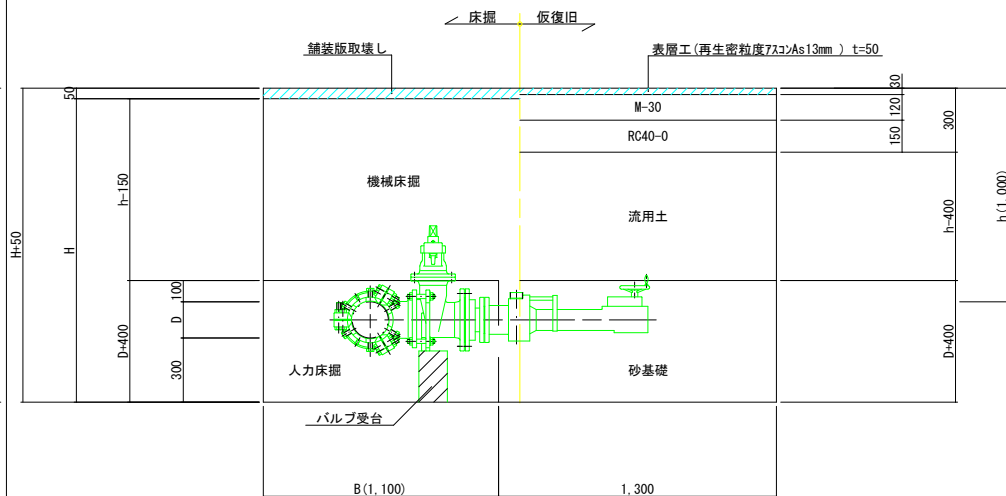


不断水分岐管土工②

町道車道 As舗装
(HPPE φ150 × φ150, h=1.0)

平面図

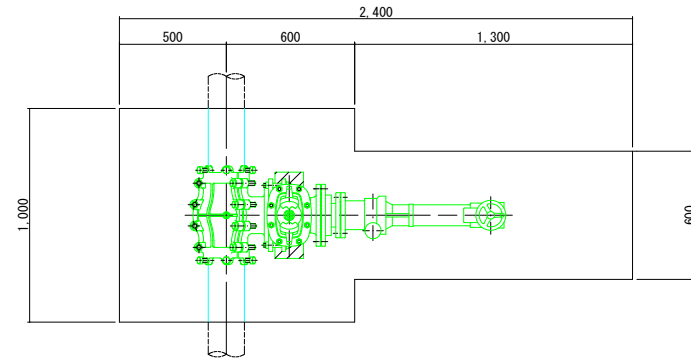

側面図

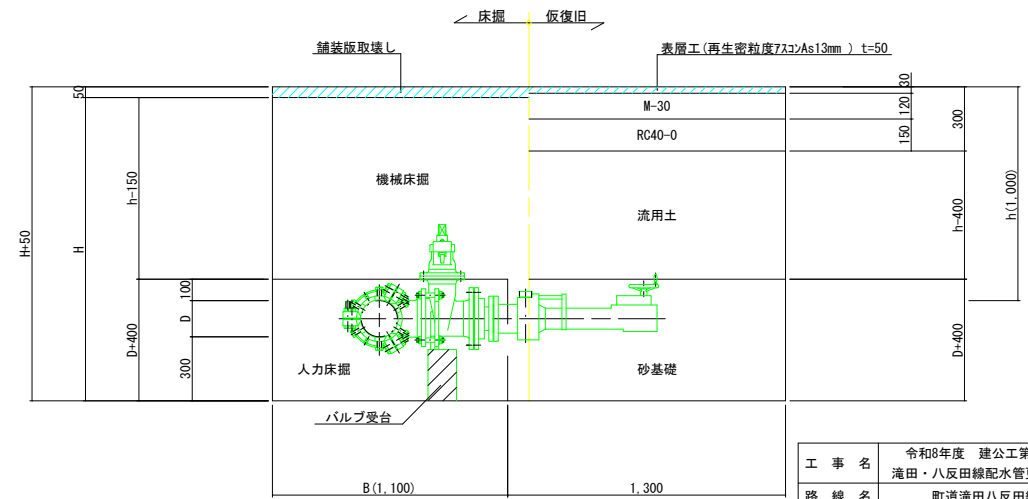


工事名	令和8年度 建公第 1号 滝田・八反田線配水管更新工事		
路線名	町道滝田八反田線		
施工箇所名	富加町 滝田 地内		
図面の種類	標準土工図4		
縮尺	S=1:25	図面番号	22葉之内17
会社名			
事務所名	富加町役場		


不断水分岐管土工③

県車道 As舗装
(HPPE φ150×φ150, h=1.0)

平面図

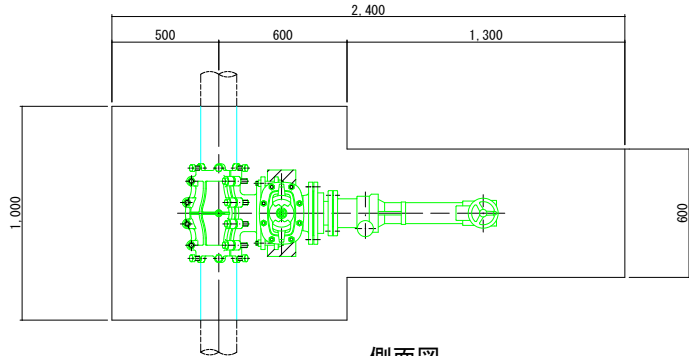


側面図

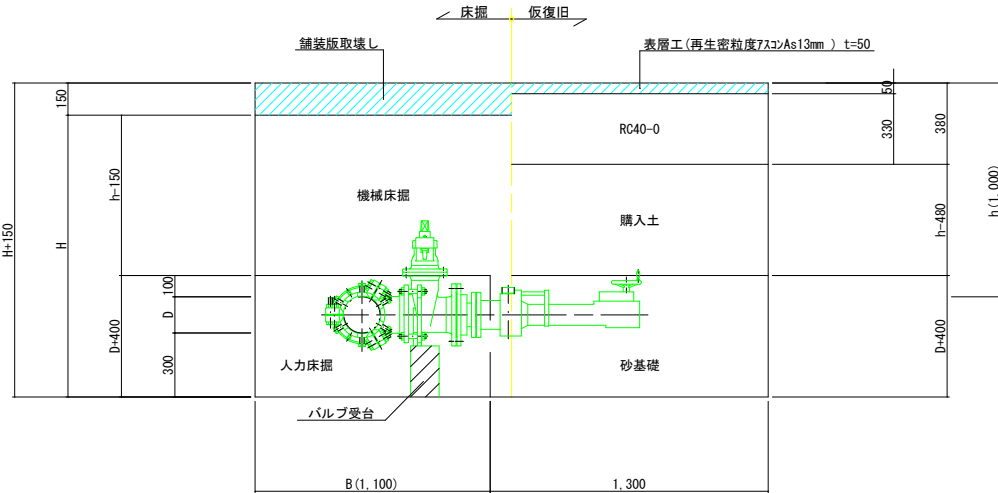


不断水バルブ土工②

町車道 As舗装
(HPPE φ100, h=0.65)

平面図

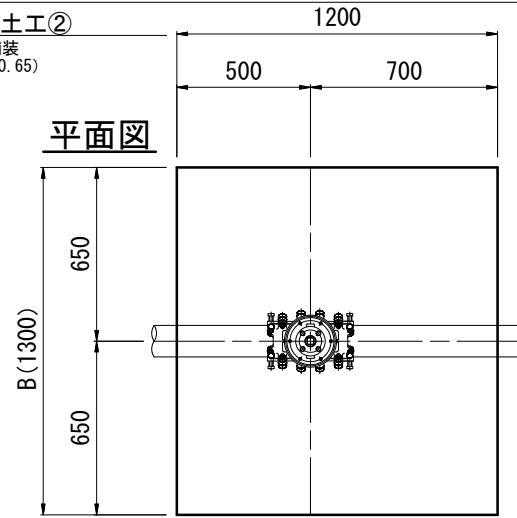

側面図

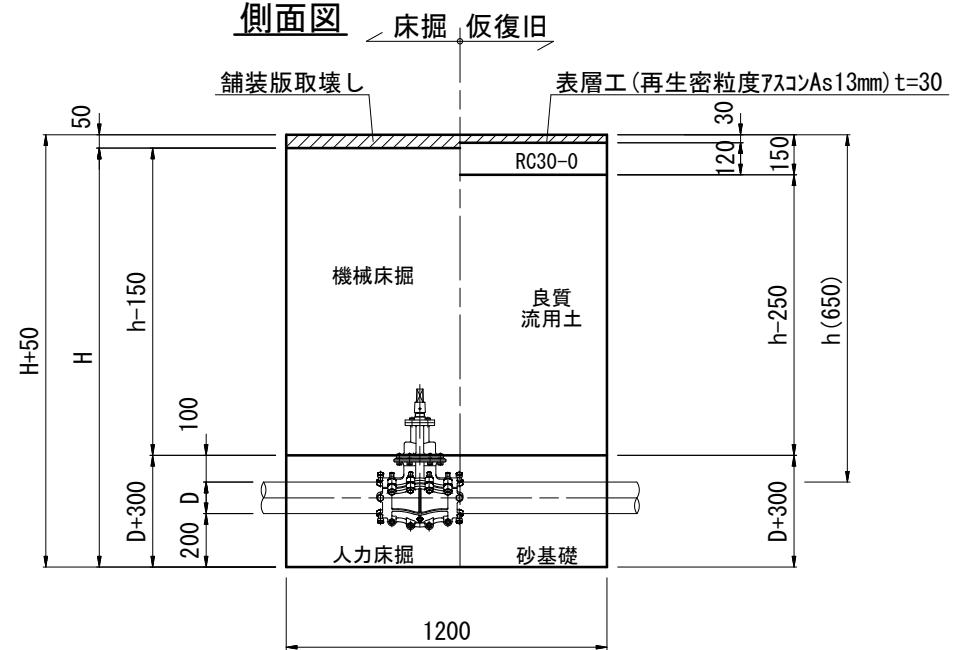

不断水バルブ土工数量集計表

管種	口径 (D)	外形 (D)	土被り (m)	舗装版切断 (m)	舗装版取壊工 (m)	床掘		機械埋戻工 (m ³)			路盤工 (m)			表層工 (m)	残土処理工 (m ³)	残塊処理工 (m ³)	備考	
						機械 (m ³)	人力 (m ³)	山砂	購入土	流用土	RC-30	RC-40	M-30					
不断水バルブ																		
DIP φ150	φ150	169	1.0	5.0	1.56	1.33	0.73	0.70	—	0.94	—	1.56	1.56	1.56	1.02	0.08		
HPPE φ100	φ100	110	0.65	5.0	1.56	0.78	0.63	0.47	—	0.62	—	1.56	1.56	1.56	0.87	0.08		
不断水分岐T字管																		
①DIP φ150×150	φ150	169	1.0	6.8	1.88	1.69	1.07	1.03	—	1.13	—	1.88	1.88	1.88	1.50	0.09		
②HPPE φ150×150	φ150	180	1.0	6.8	1.88	1.69	1.09	1.05	—	1.13	—	1.88	1.88	1.88	1.52	0.09		
③HPPE φ150×150	φ150	180	1.0	6.8	1.88	1.69	1.09	1.05	0.98	—	—	1.88	—	1.88	2.78	0.28		


1式当り

工事名	令和8年度 建公第1号 滝田・八反田線配水管更新工事		
路線名	町道滝田八反田線		
施工箇所名	富加町 滝田 地内		
図面の種類	標準土工図5		
縮尺	S=1:25	図面番号	22葉之内18
会社名			
事務所名	富加町役場		


各種標準図

No Scale


仕切弁BOX標準図
H=1000用

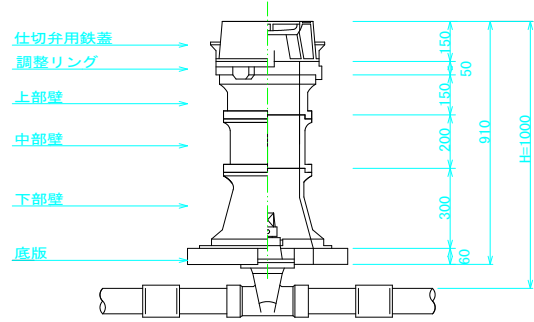


仕切弁BOX標準図
H=650用

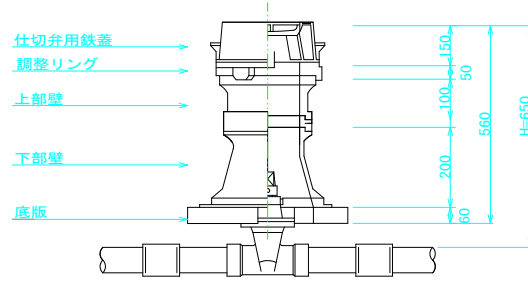


消火栓BOX標準図
H=650用

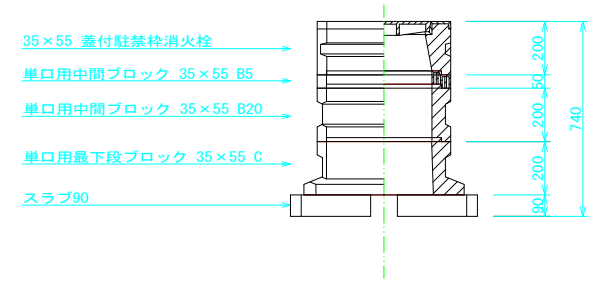


給水工事標準図

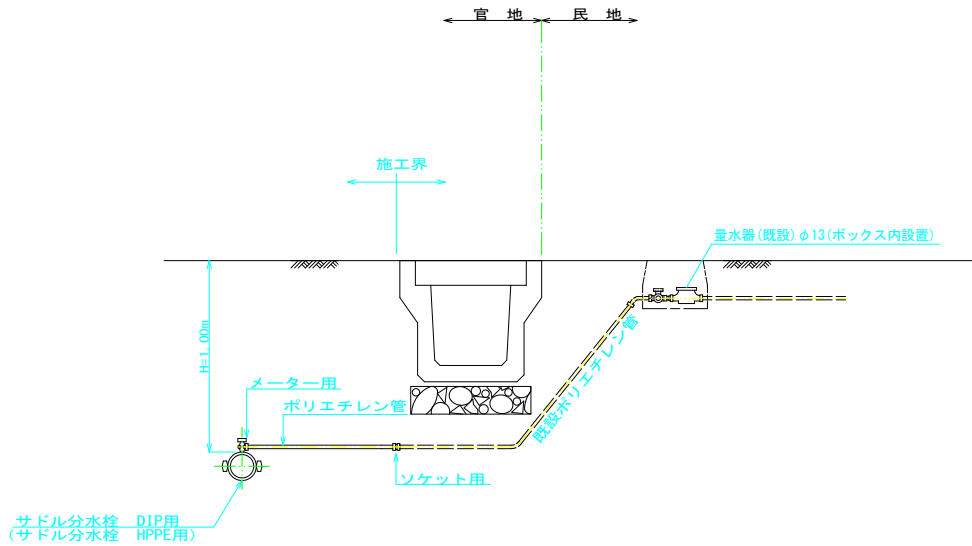

仮設給水工事標準図

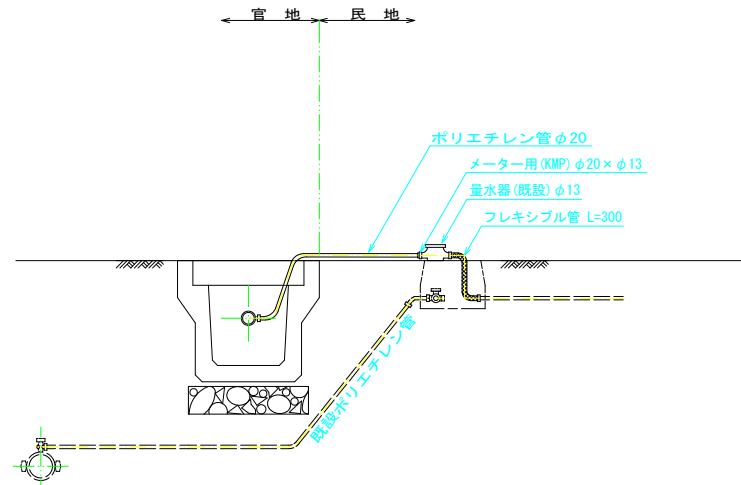

工事名	令和8年度 建公工第 1号 滝田・八反田線配水管更新工事		
施工箇所名	加茂郡富加町滝田地内		
図面の種類	各種標準図		
縮尺	NoScale	図面番号	22葉之内19
事務所名	富加町		

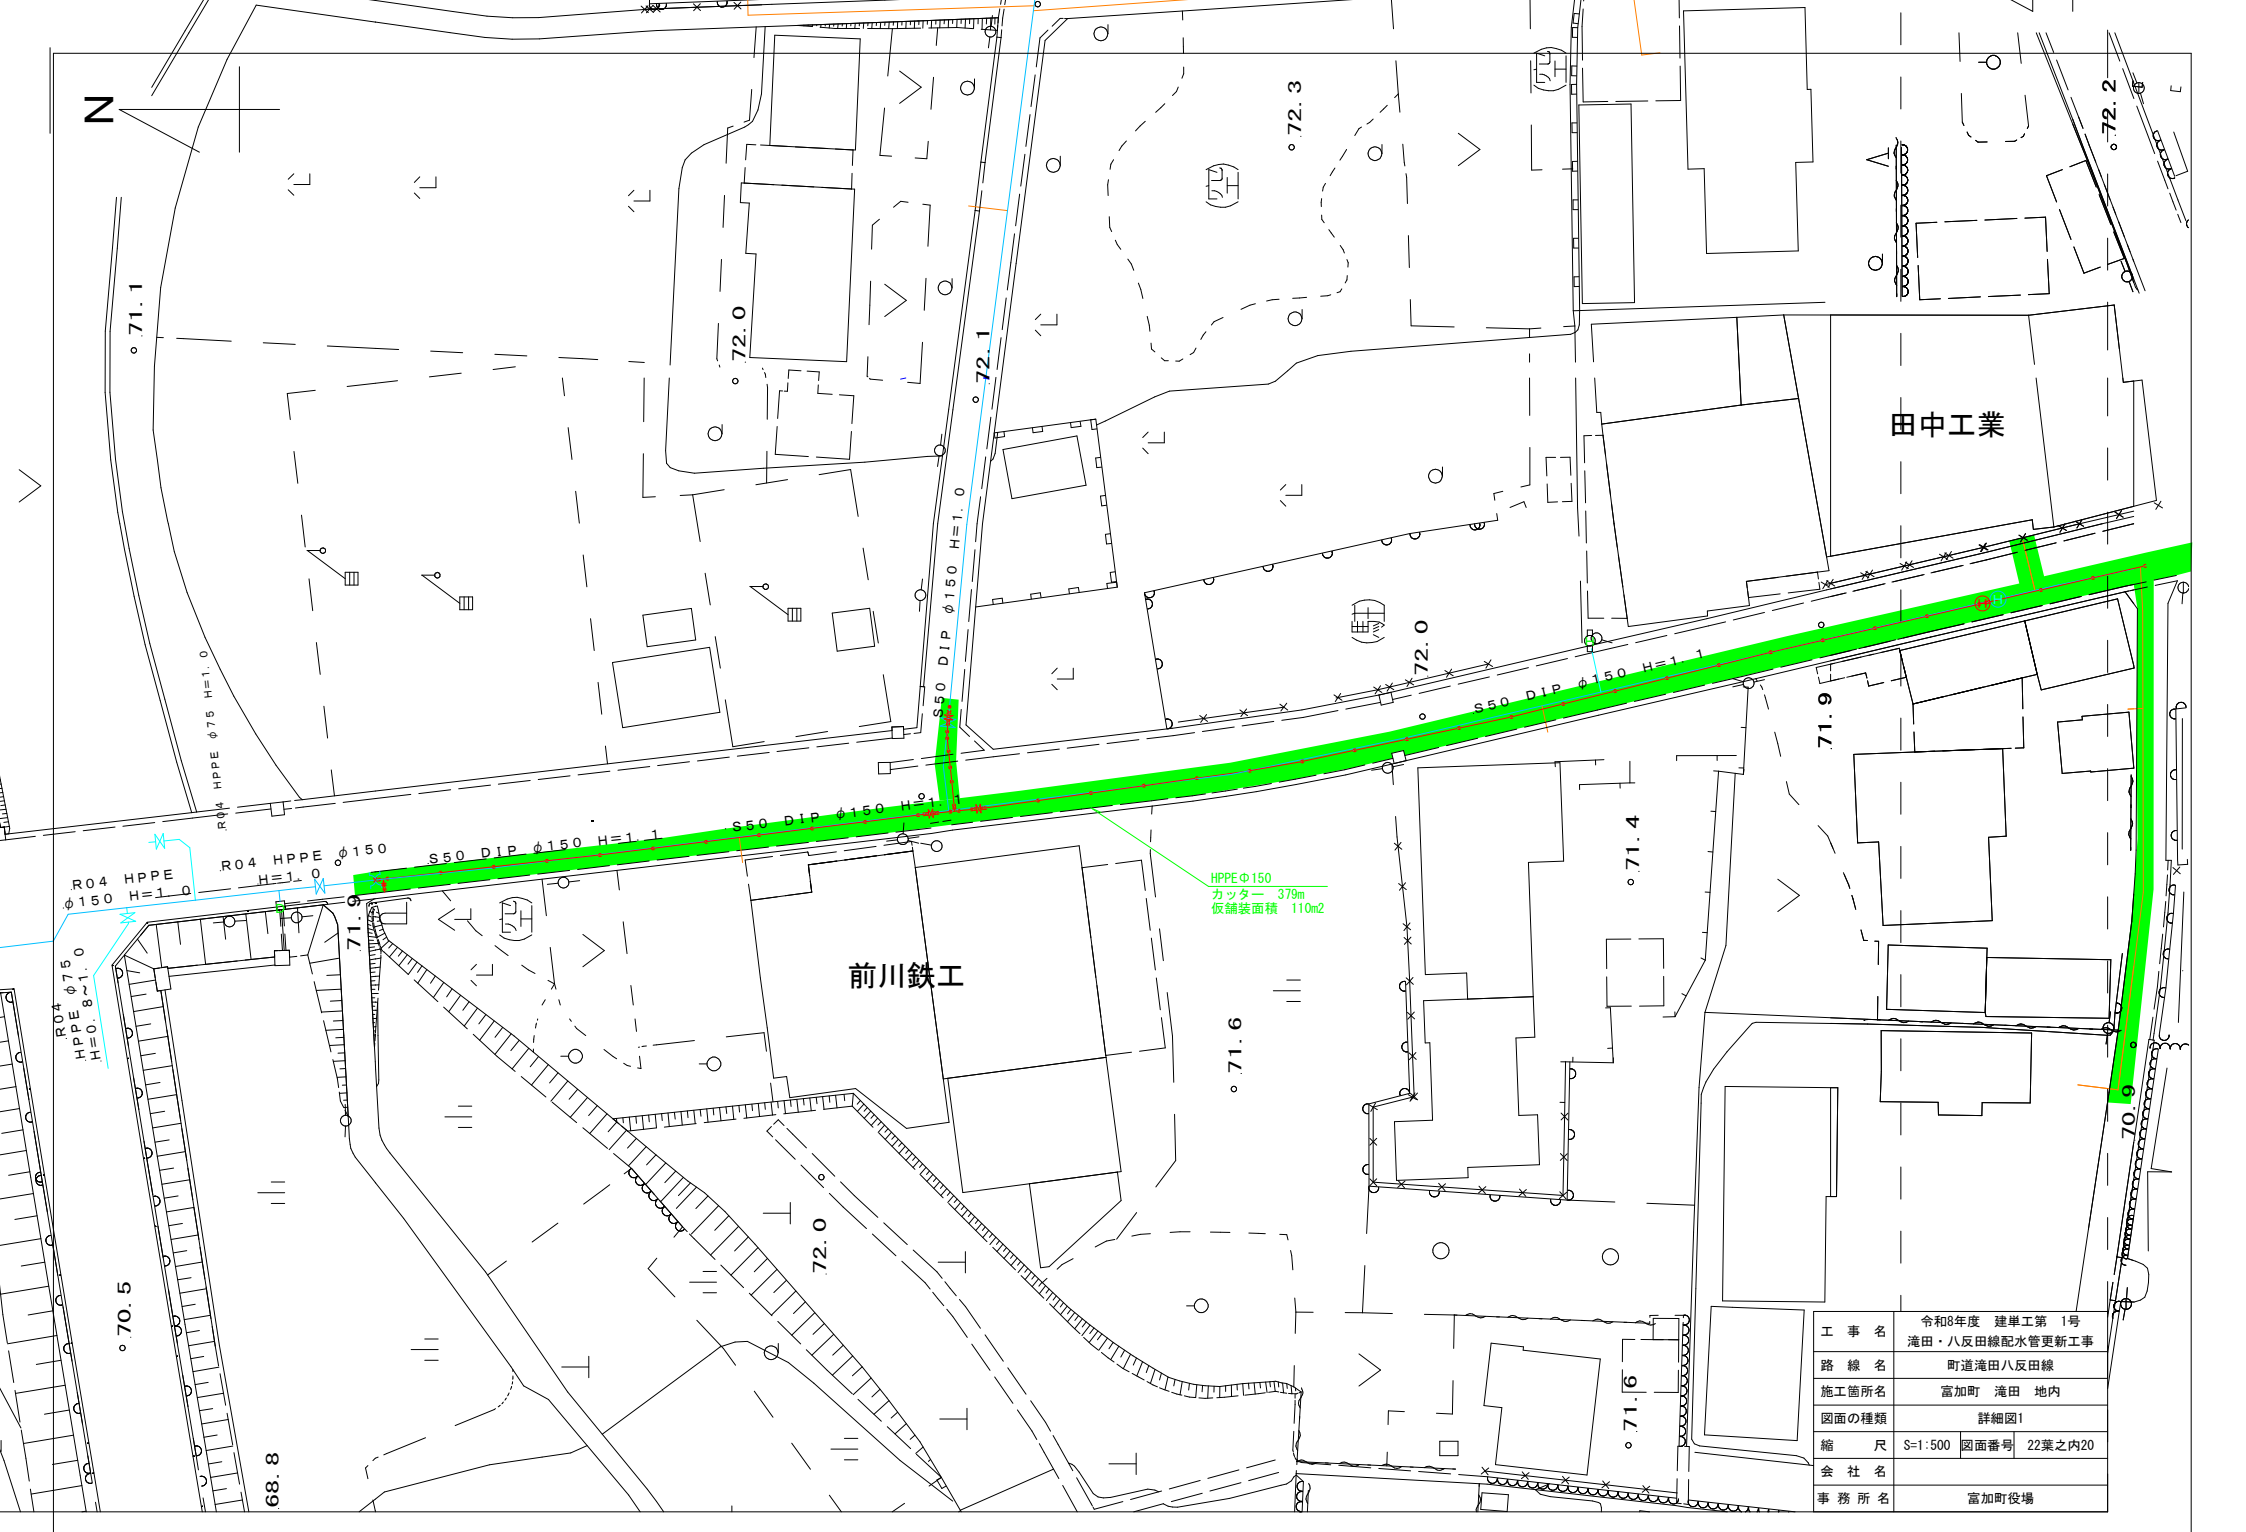


前川鉄工

田中工業

HPPEφ150
 カッター 379m
 仮舗装面積 110m²

工事名	令和8年度 建単工第1号 滝田・八反田線配水管更新工事
路線名	町道滝田八反田線
施工箇所名	富加町 滝田 地内
図面の種類	詳細図1
縮尺	S=1:500 図面番号 22葉之内20
会社名	
事務所名	富加町役場

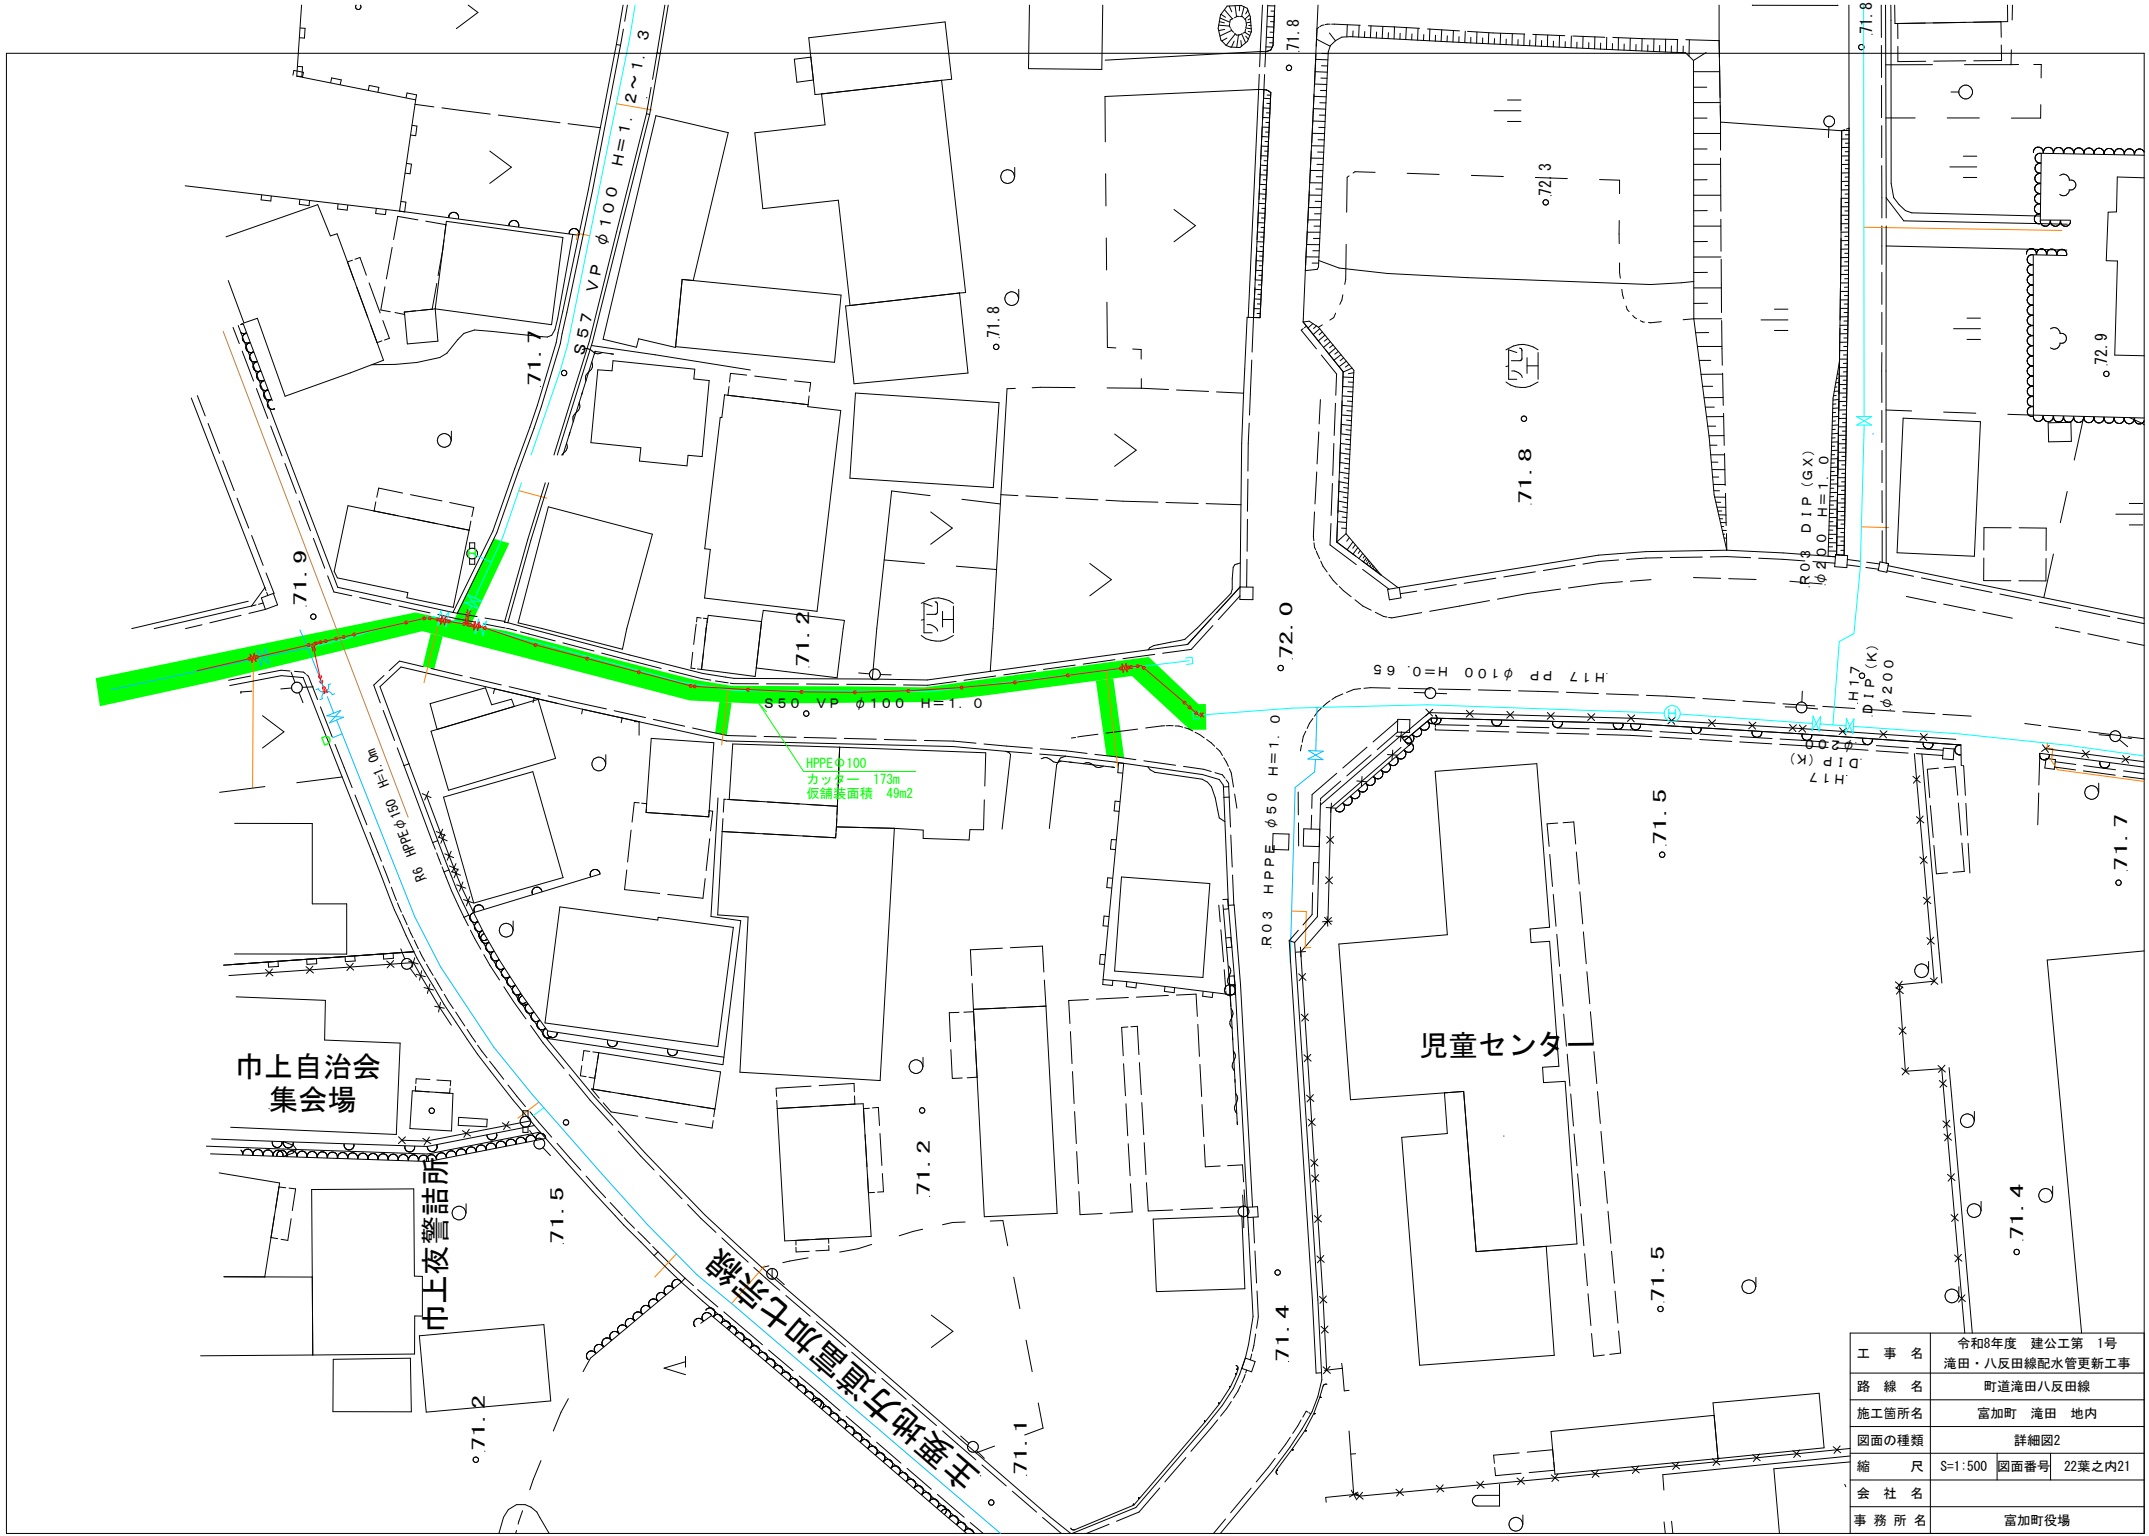

巾上自治会
集会場

巾上夜警詰所

児童センター


主要地方道富加七宗線

HPPEφ100
カット 173m
仮鋪表面積 49m²

工事名	令和8年度 建公第 1号 滝田・八反田線配水管更新工事
路線名	町道滝田八反田線
施工箇所名	富加町 滝田 地内
図面の種類	詳細図2
縮尺	S=1:500 図面番号 22葉之内21
会社名	
事務所名	富加町役場



土留工標準図
S=1:20

軽量鋼矢板

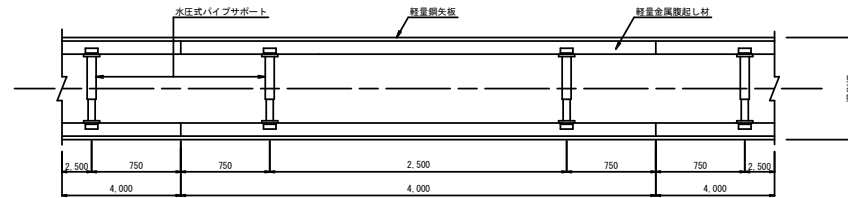

支保1段

支保2段

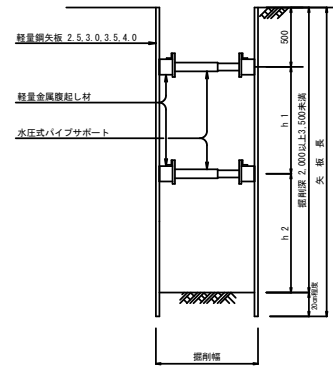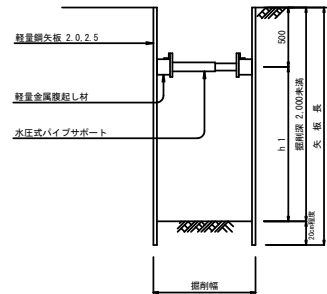

番号	掘削深さ	矢板長	矢板種別	覆起し段数	切梁段数
1	1.50~1.80	2.00	軽量鋼矢板	1 段	1 段
2	1.80~2.00	2.50	軽量鋼矢板	1 段	1 段
3	2.00~2.30	2.50	軽量鋼矢板	2 段	2 段
4	2.30~2.80	3.00	軽量鋼矢板	2 段	2 段
5	2.80~3.30	3.50	軽量鋼矢板	2 段	2 段

富加町 滝田 地内

工事名	令和8年度 建公第 1号 滝田・八反田線配水管更新工事		
施工箇所名	町道滝田八反田線		
図面の種類	土留工標準図		
縮尺	S=1:20	図面番号	22葉之内22
事務所名	富加町		